



平成4年度

いわき市21世紀の森公園野球場電光表示施設工事

完 成 図

発注者 住宅・都市整備公団
東北公園事務所

請負者 東芝ライテック株式会社

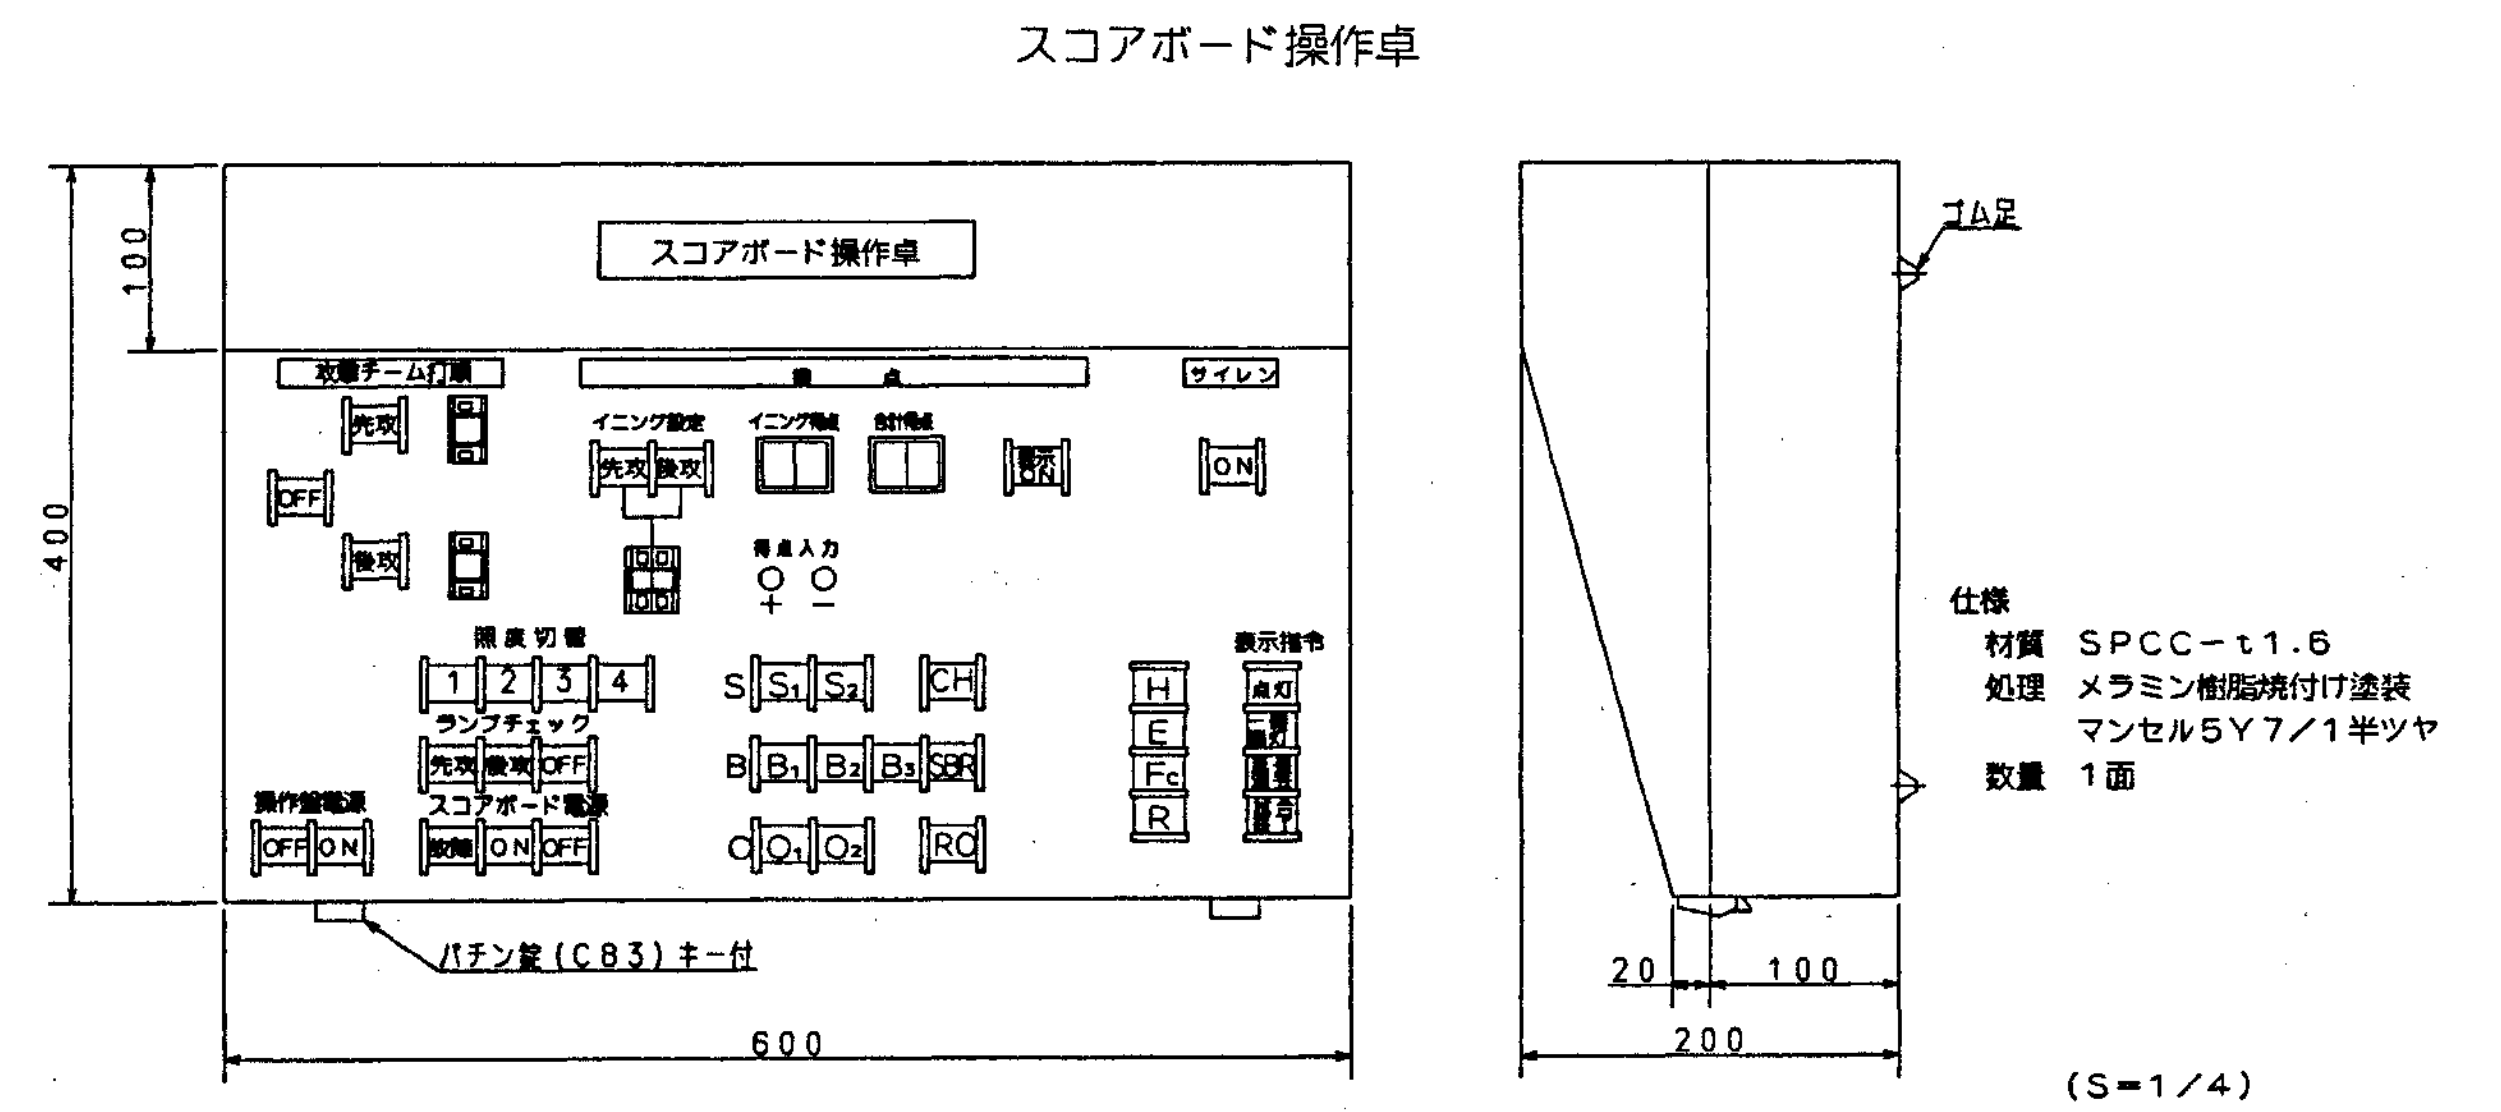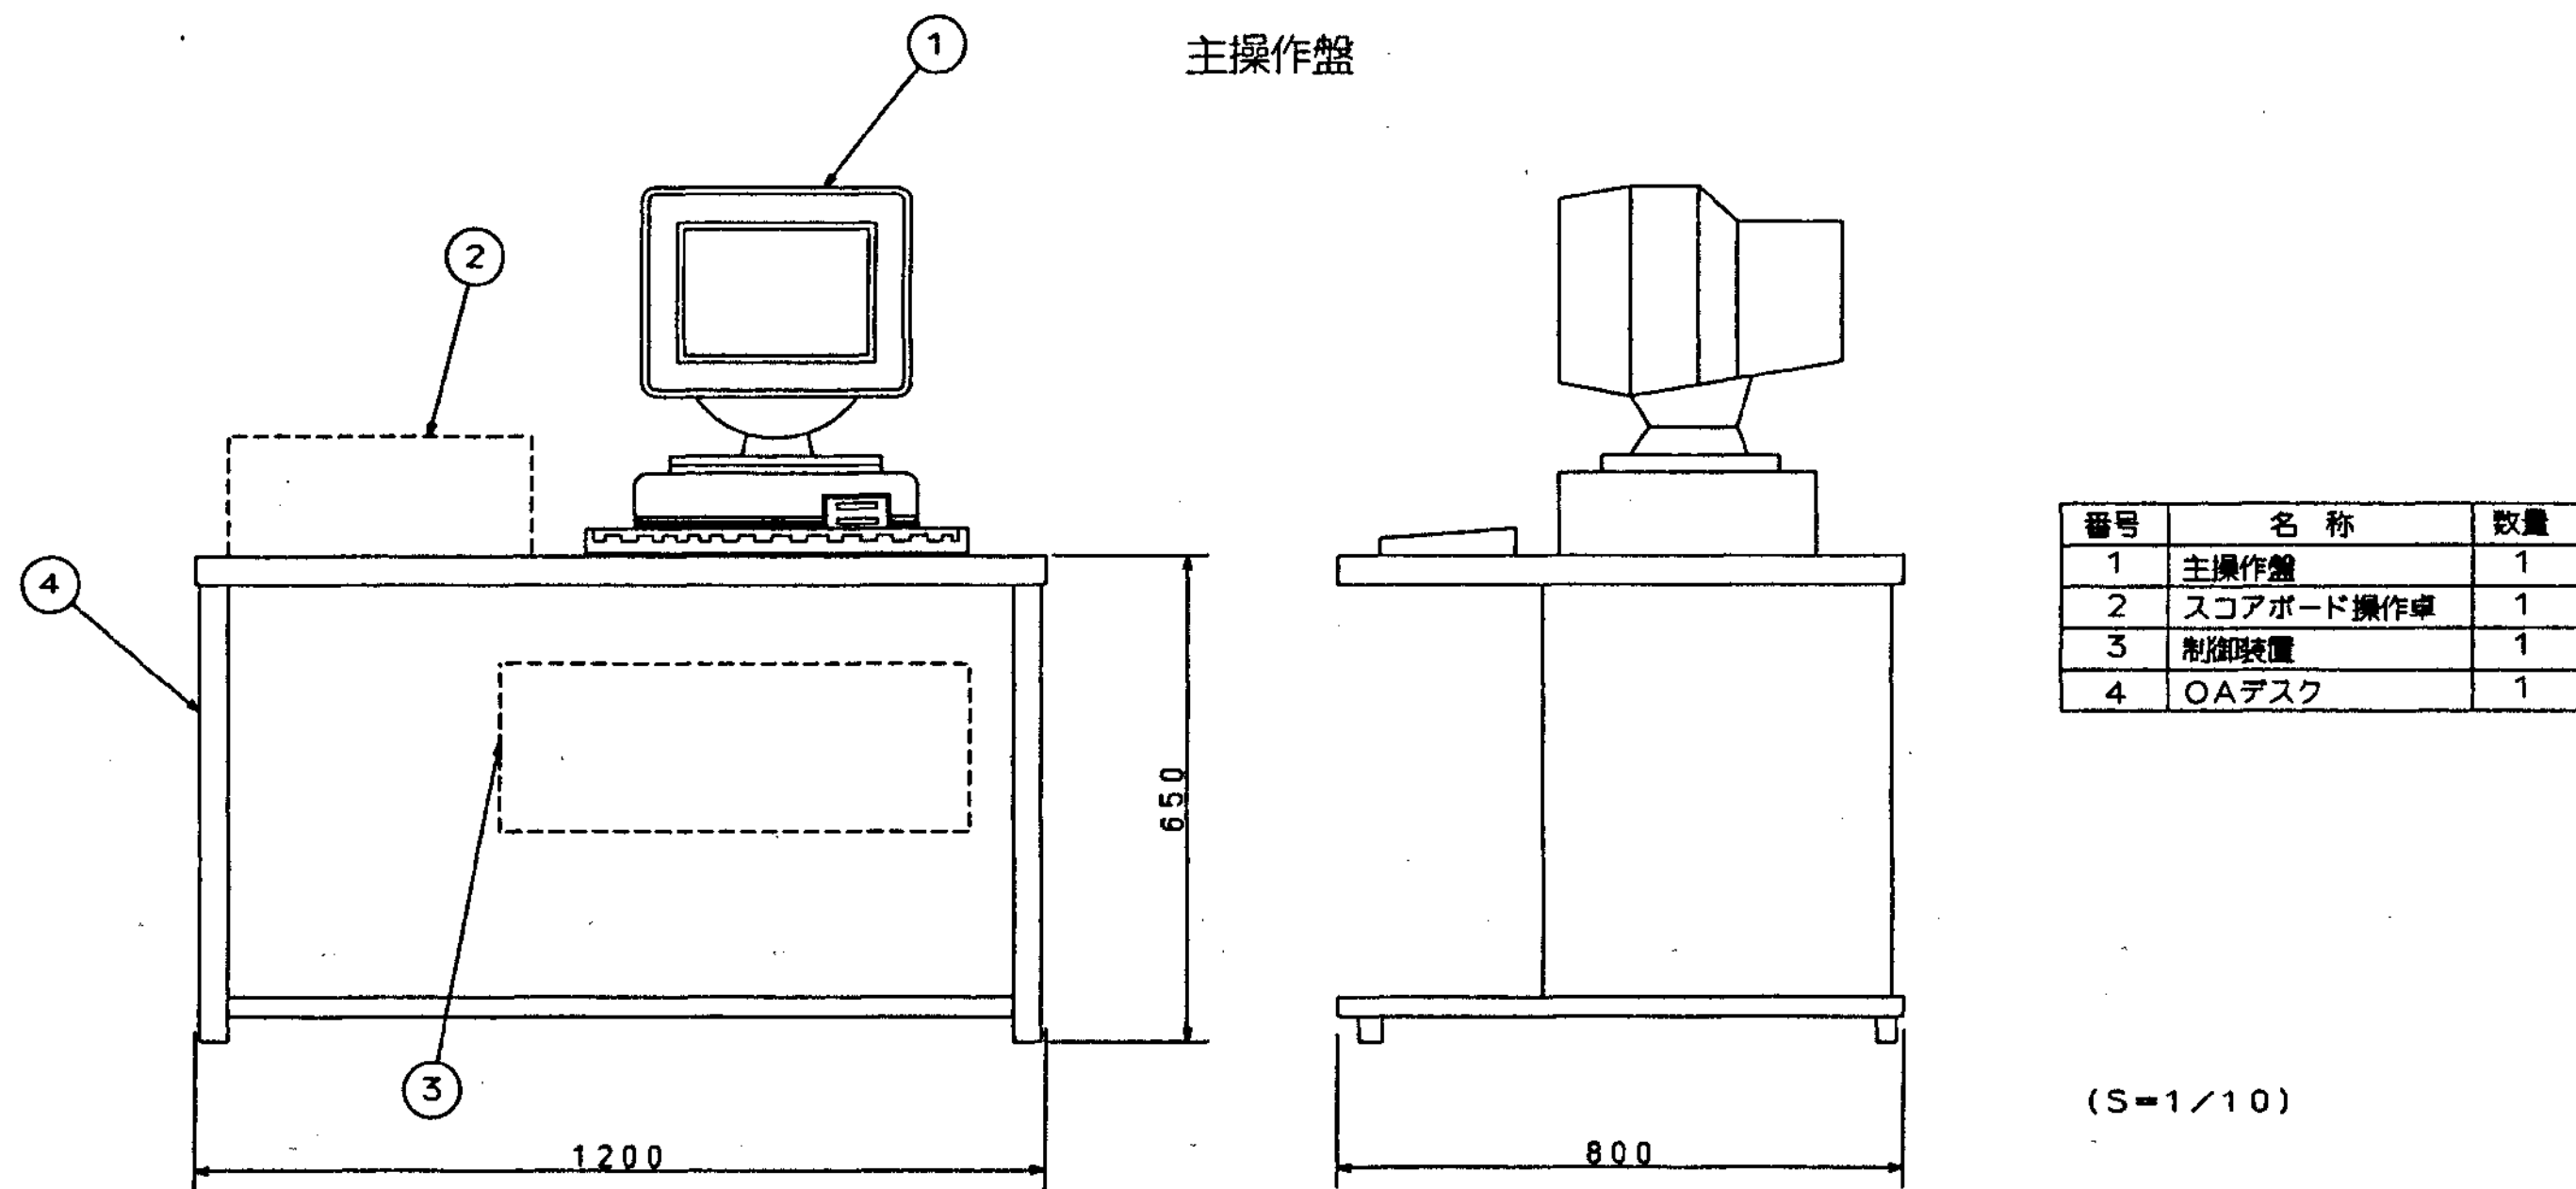

凡 例



ハンドホール (別途工事)



プルボックス

配管工事は別途

CPEV-S0.9-25P (FEP 65) 信号端子盤
CPEV-S0.9-10P

光ファイバー4C×1 (FEP 30) 光ファイバー成端箱

CPEV-S0.9-25P (FEP 65) 信号端子盤
CPEV-S0.9-10P

CPEV-S0.9-20P (CP 31) サブスコアボード番号


CPEV-S0.9-5P (CP 19) 公式記録卓番号

CPEV-S0.9-20P (CP 31) サブスコアボード番号
CPEV-S0.9-25P (CP 63) 信号端子盤
CPEV-S0.9-10P

光ファイバー 4c x 1 光ファイバー成端箱

スコアボード設備幹線配線図 1/500

平成 年度	住宅都市整備公社 東北公園事務所	工事名称	いわき市21世紀の森公園野球場電光表示施設工事		完成図
		図面名称	スコアボード設備幹線配線図	縮尺 1/500	4 12

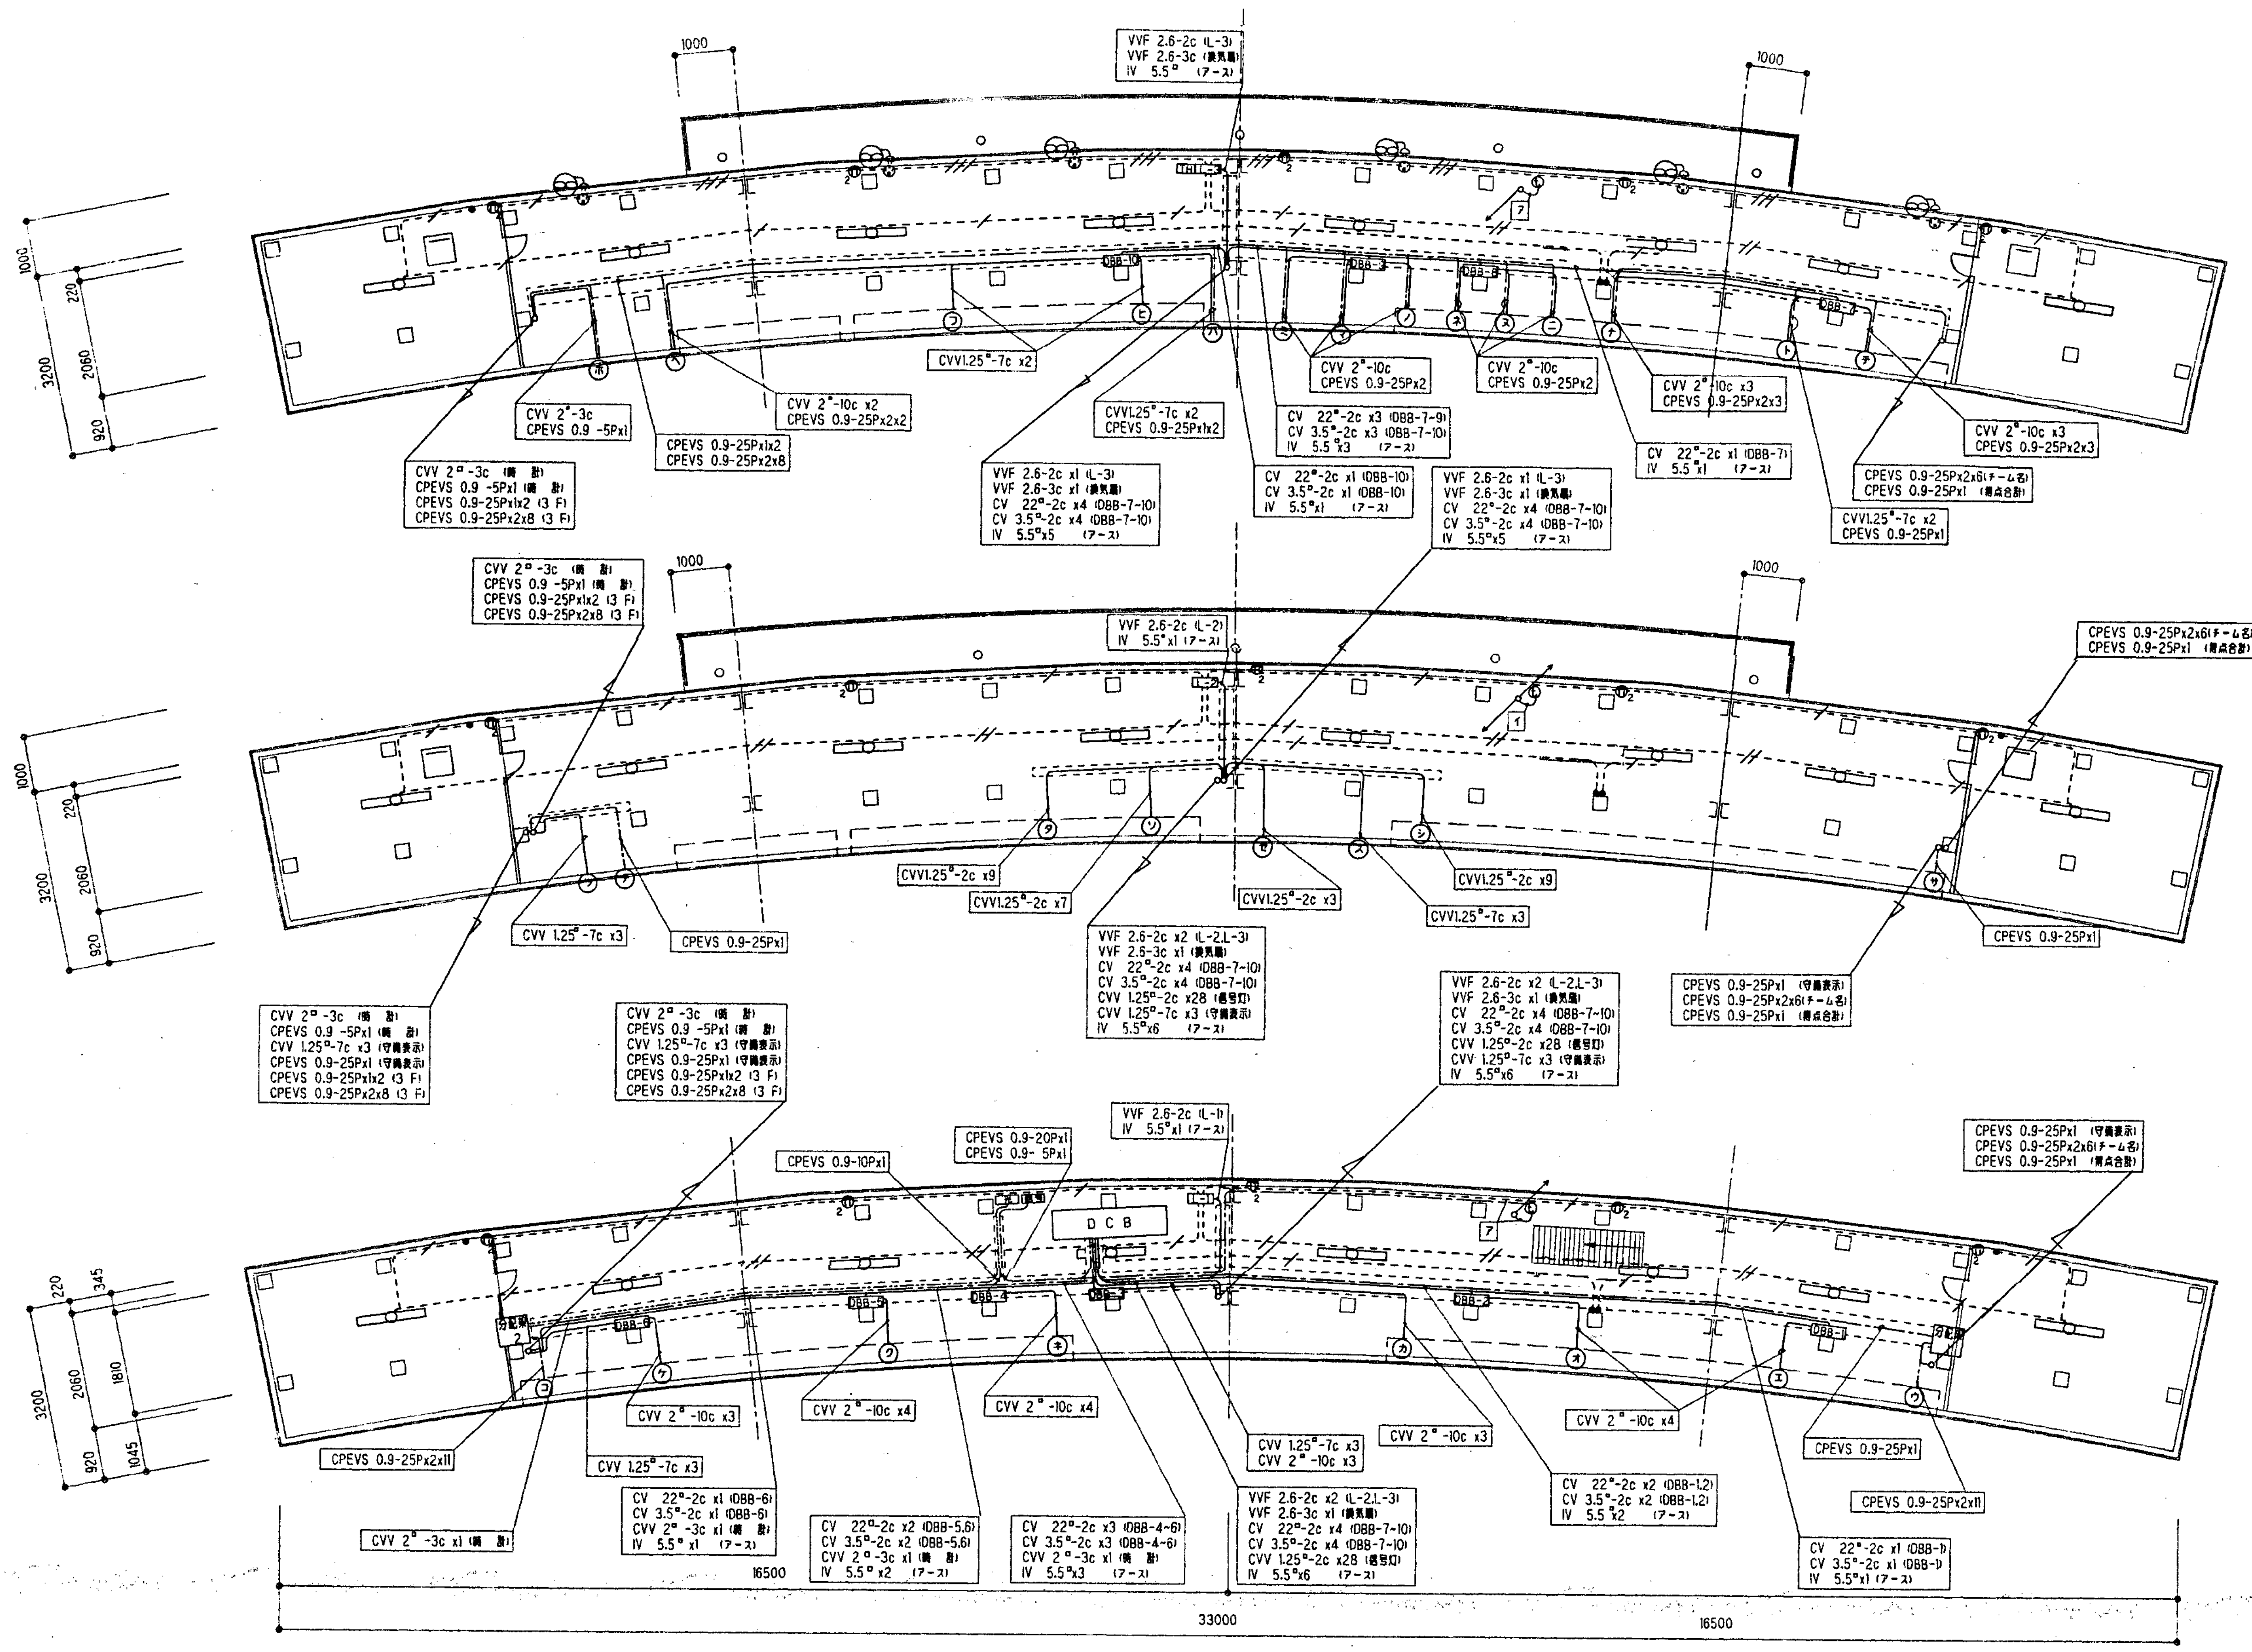


- 特記なき配線は下記による。
- VVF 2.0-2c . IV 2.0 (25)
 - VVF 2.0-3c . IV 2.0 (39)
 - VVF 2.0-2c . IV 2.0 (5)
 - VVF 2.0-3c
 - 光ファイバー 4c x1
 - 7 CPEV 0.9 -5P (19)
 - 1 CPEV 0.9 -5P x2 (31)


凡 例

DCB	電 源 盤
DBB	分 岐 盤
分配架	表示器号 分配架
箱号	箱号 端子箱
光	光ファイバー成端箱
L-1-3	分 電 盤
⊗	換気扇φ400 3φ
⊕	コンセント 2コ口
⊙	引掛けコンセント
⊕	(3P + E付, 蓋取付)
FL 40W x1	FL 40W x1
●	照明スイッチ x1
TH	温度センサー
⊕	インターホン
---	ケーブルラック
	(W=300)


平面電気配線図 1/60

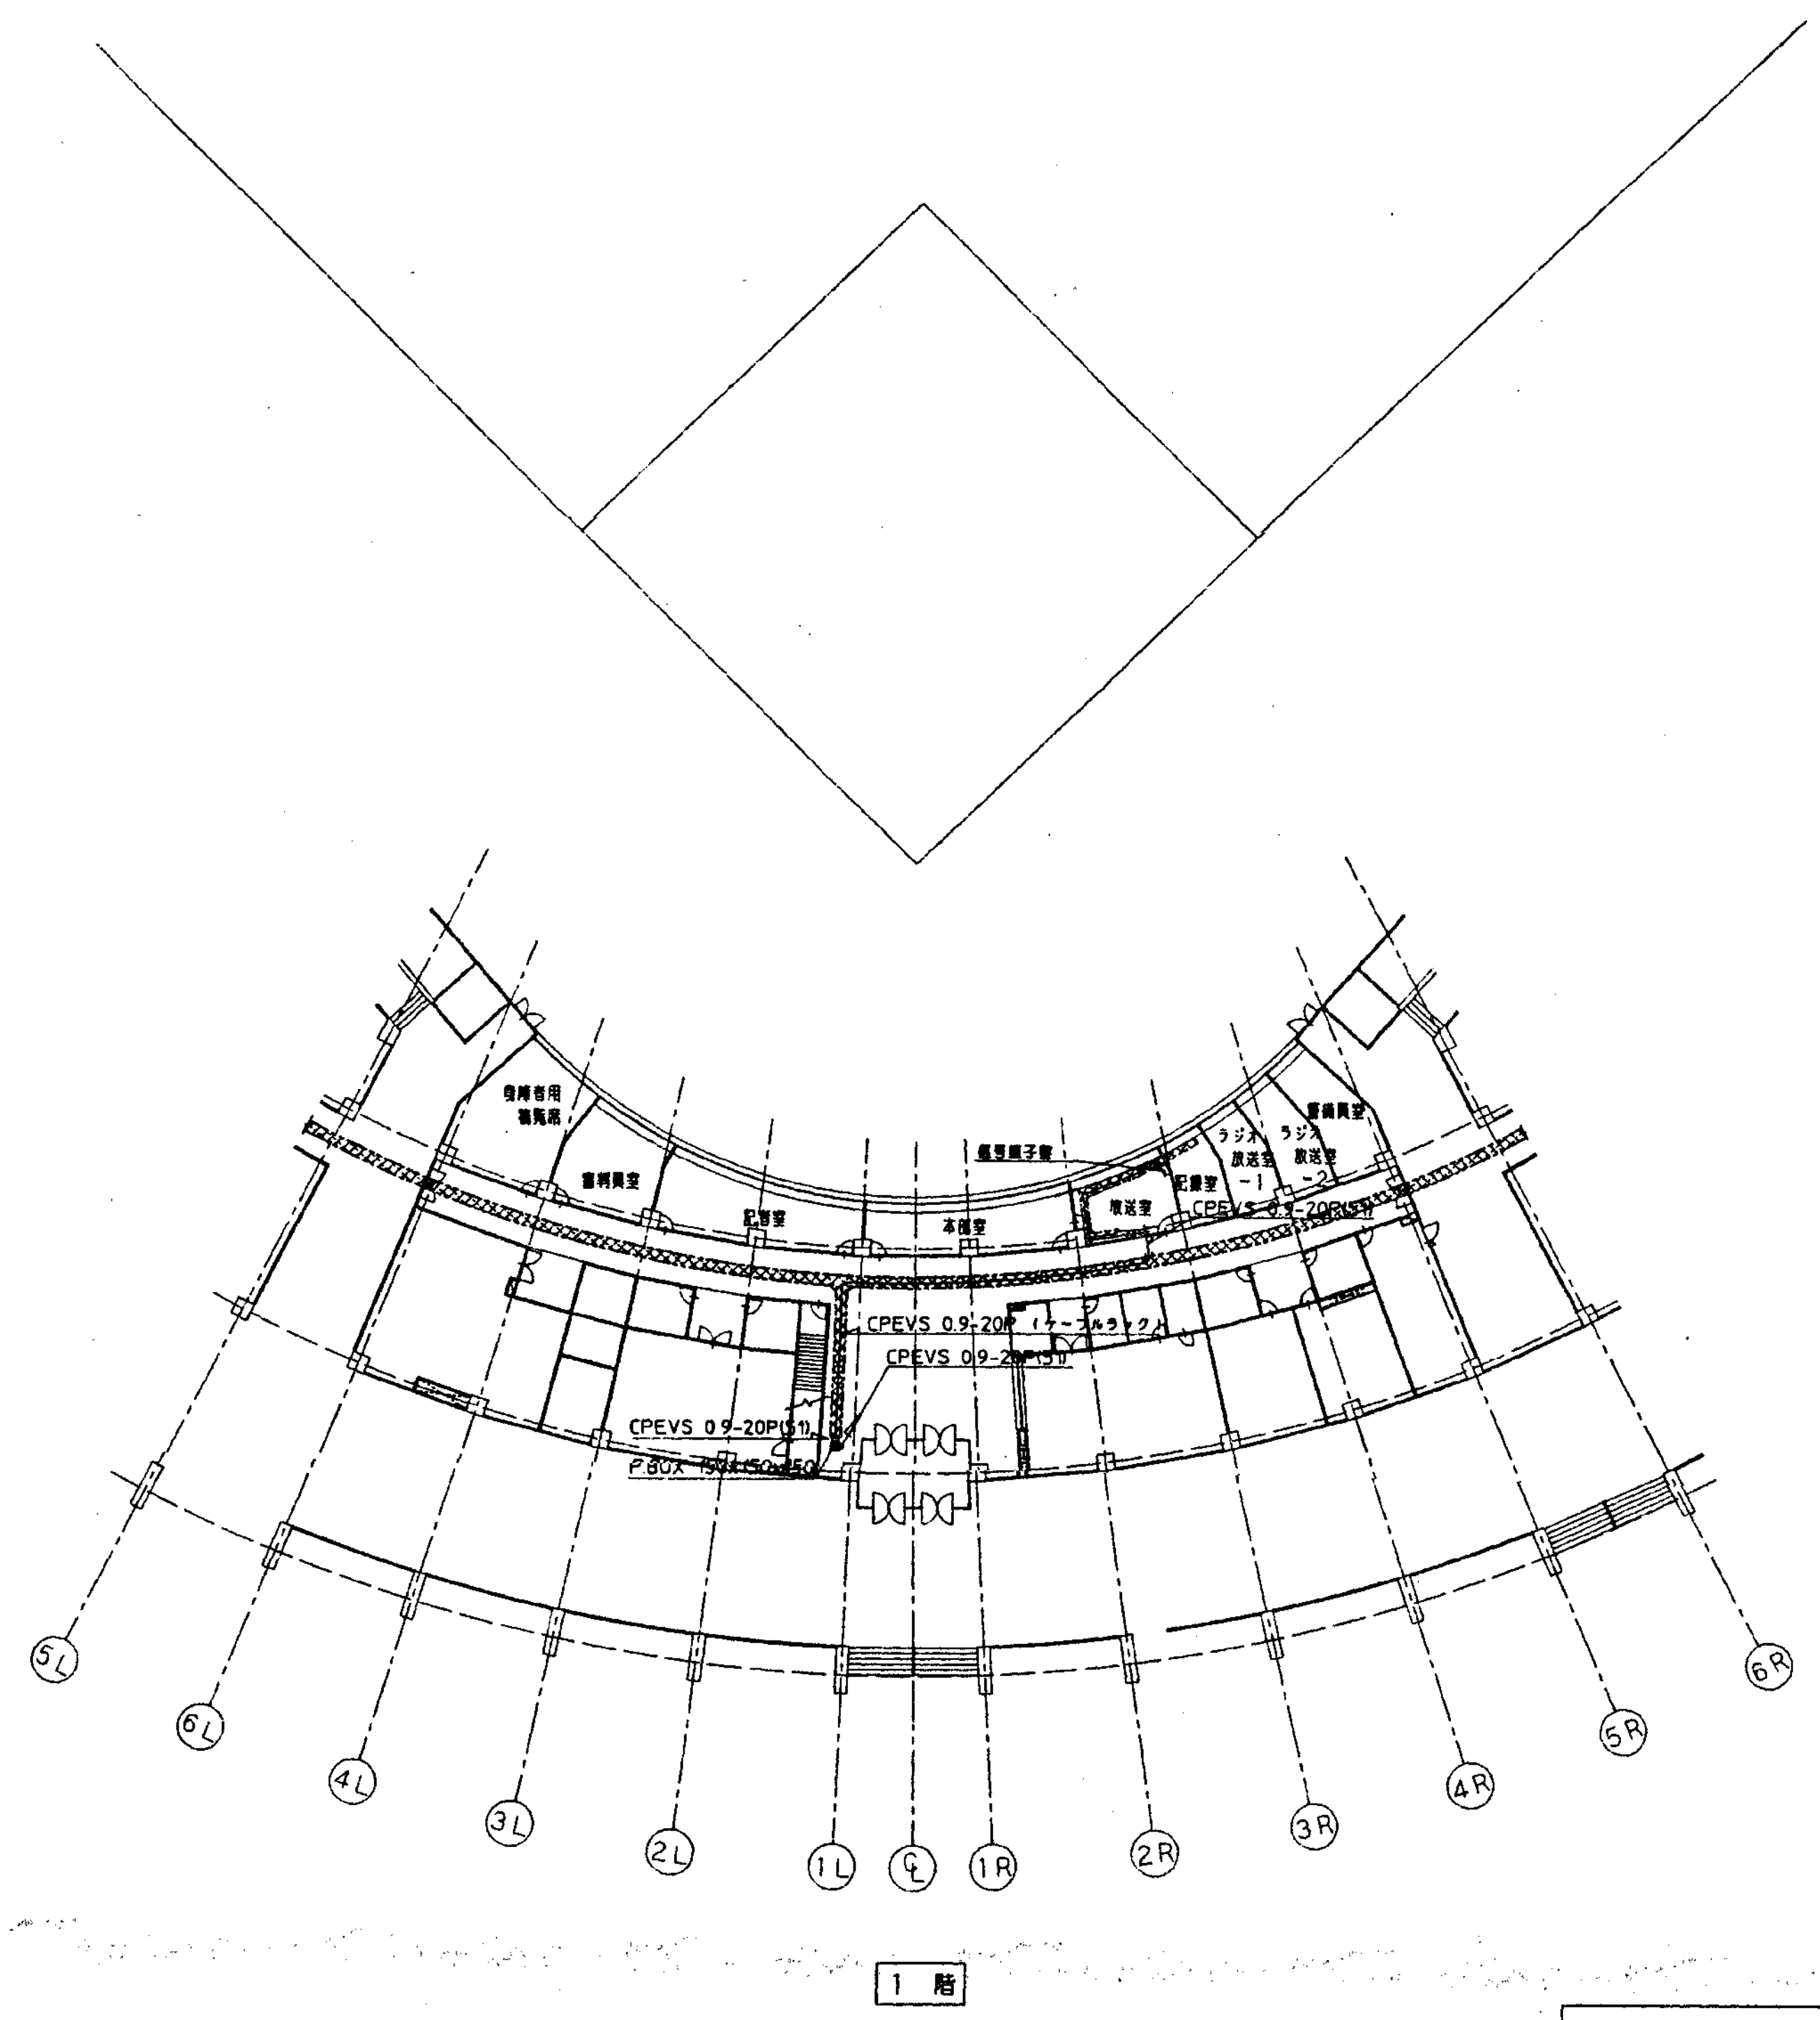

1 階

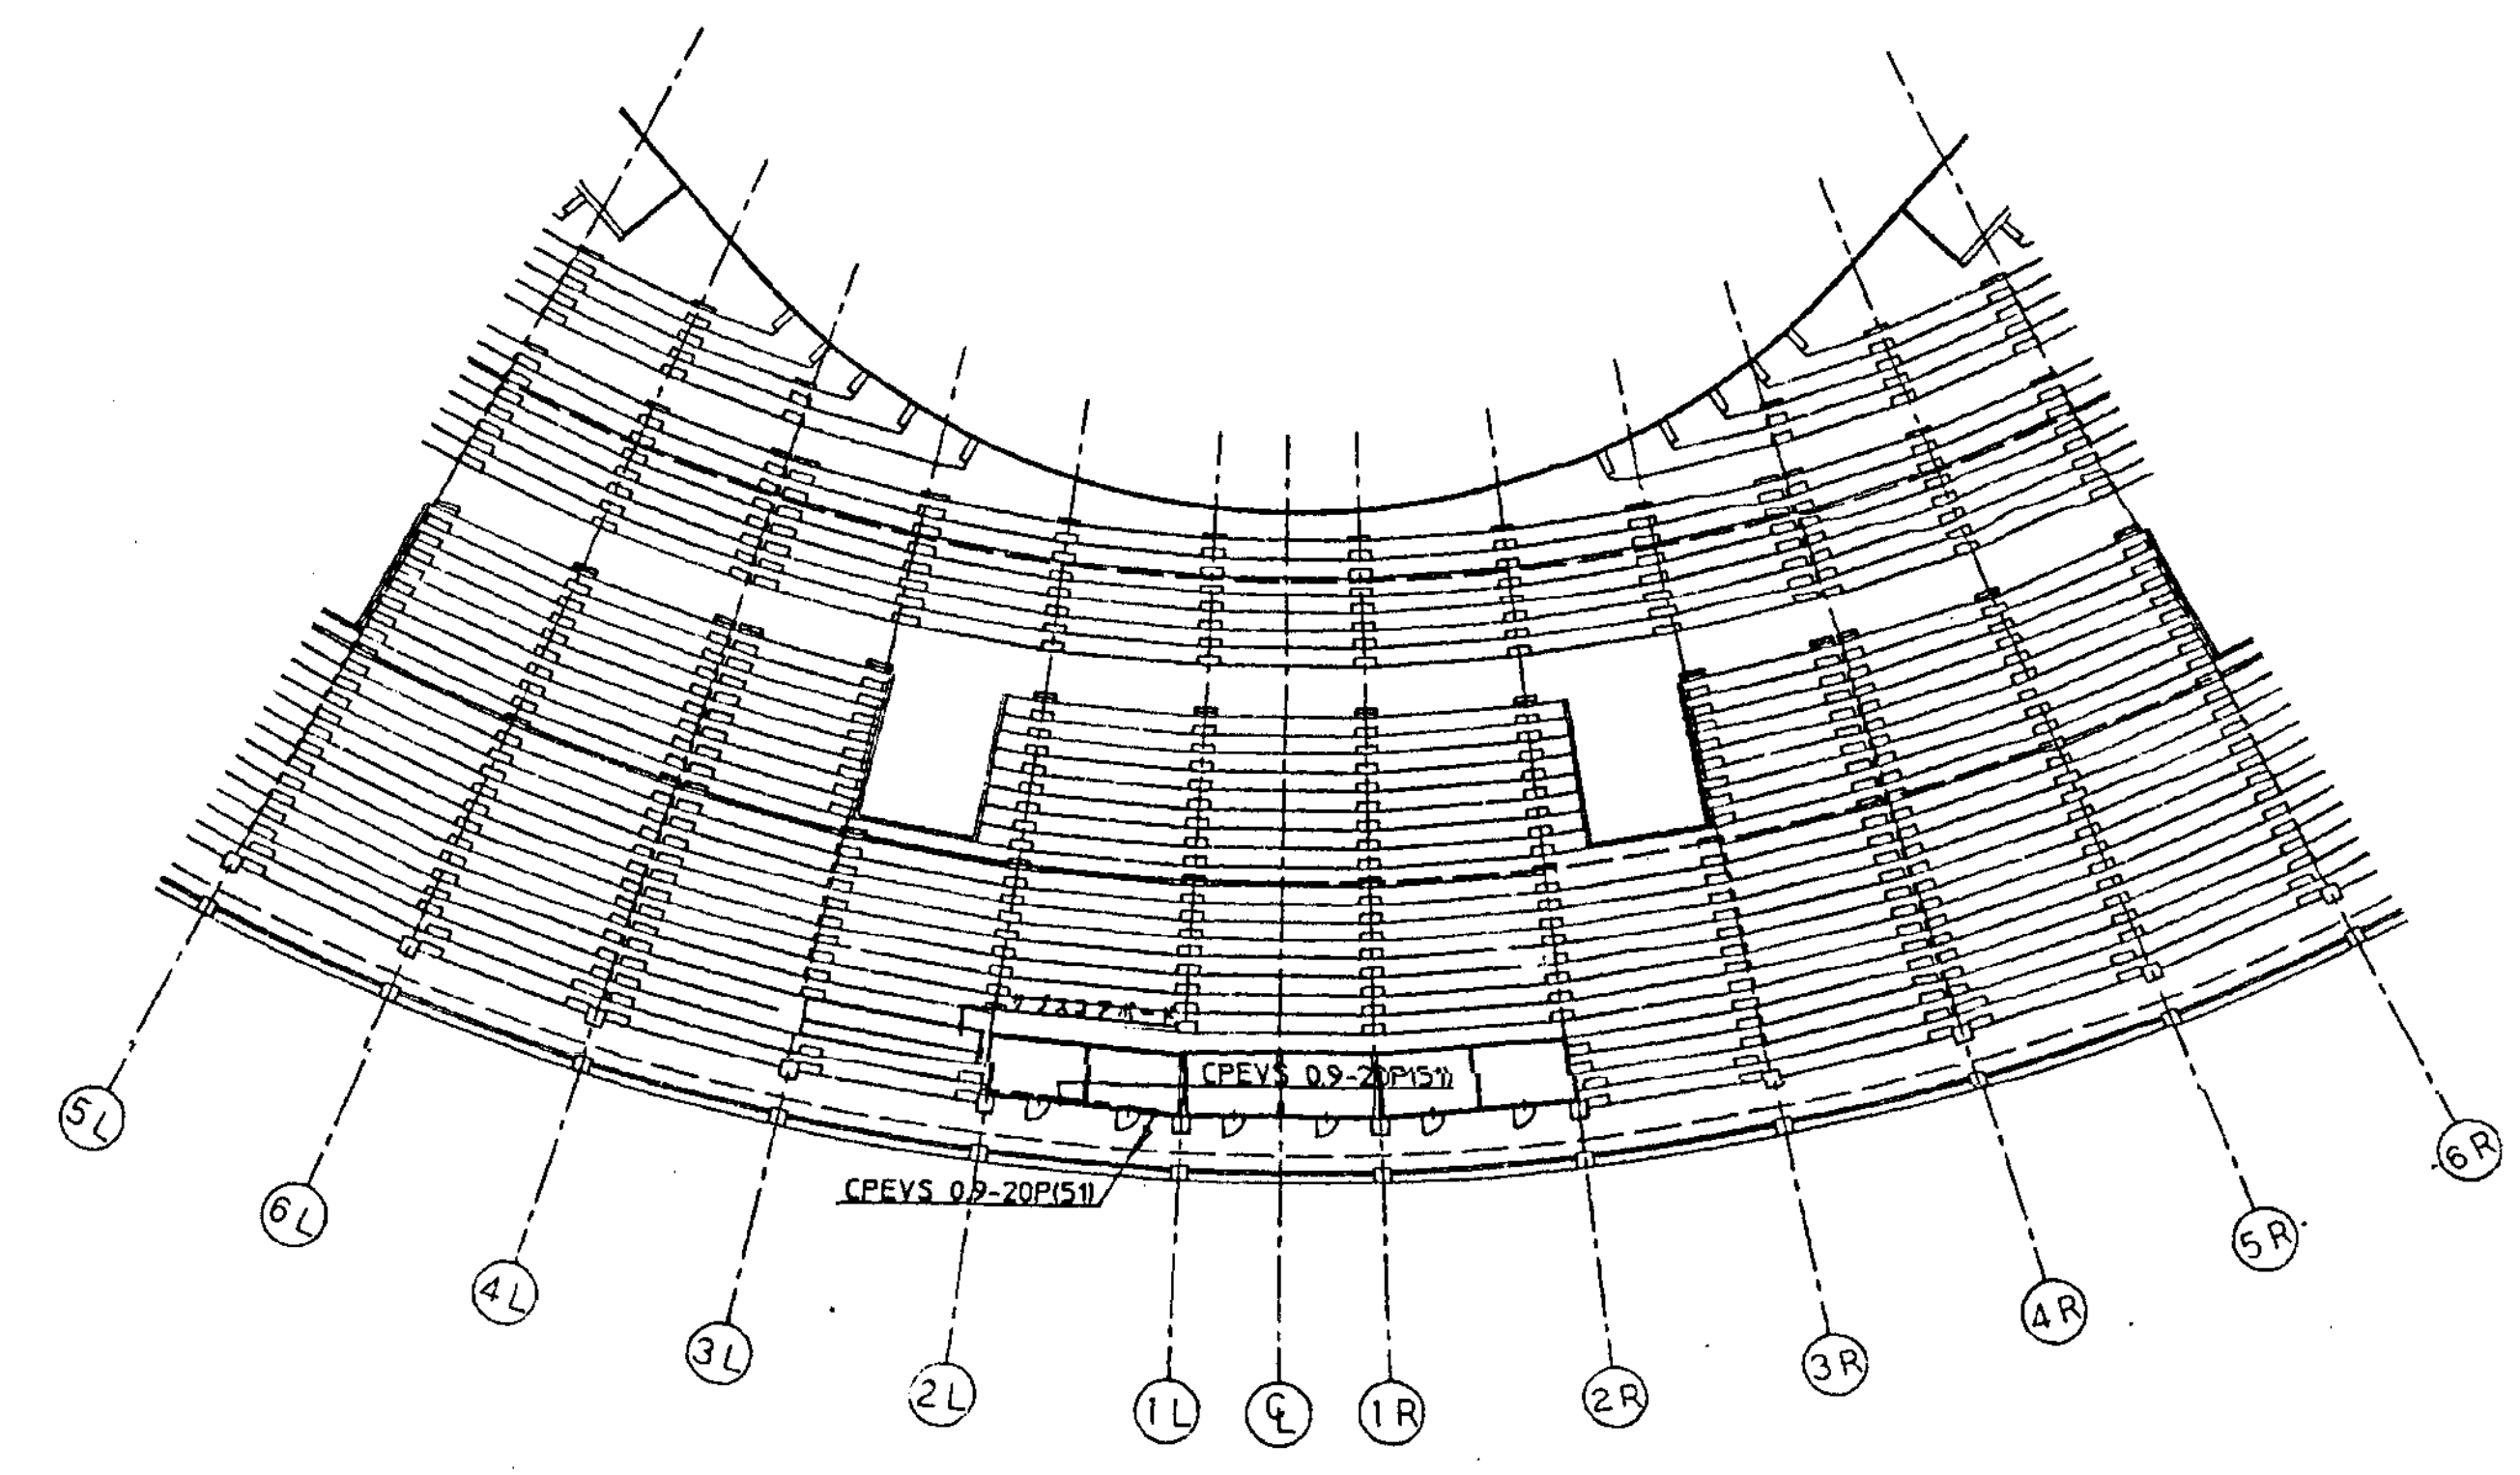


3 階

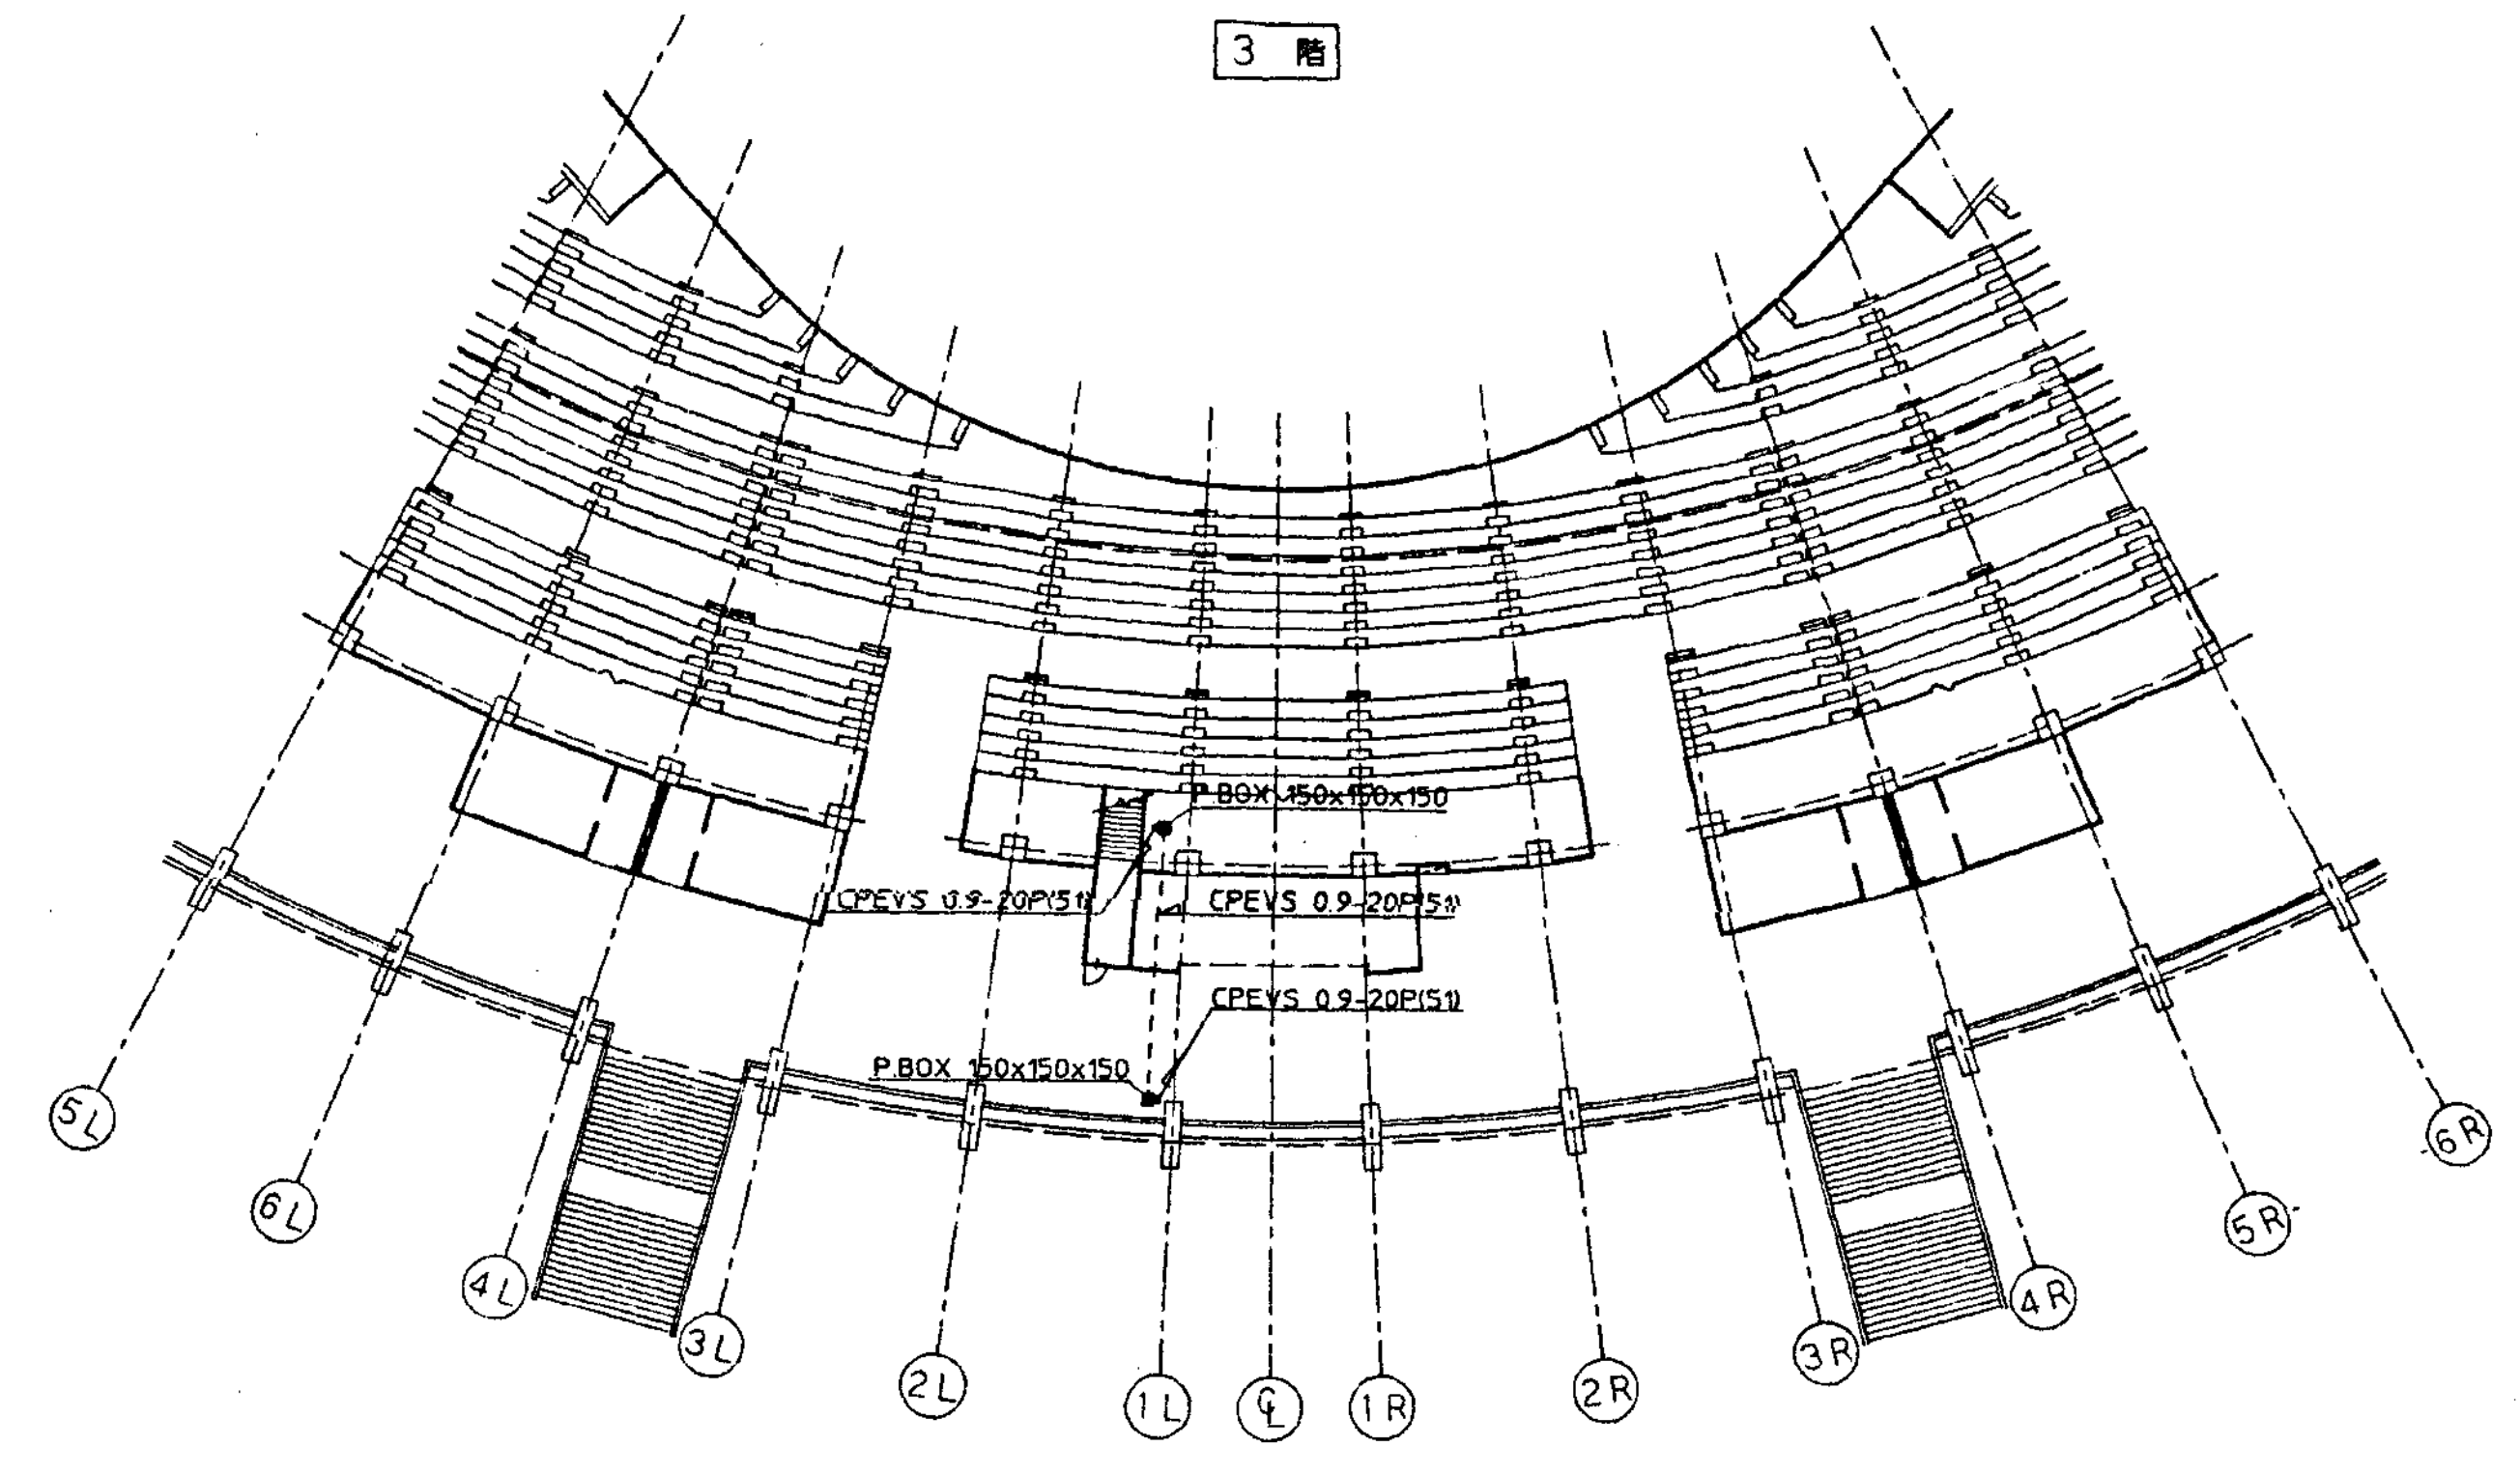


2 階

サブスコアボード配線図 S=1/300


平成 年度	住宅都市整備公団 東北公園事務所	工事名称	いわき市21世紀の森公園野球場電光表示施設工事		完成図
		図面名称	サブスコアボード配線図	縮尺 1/300	6 11

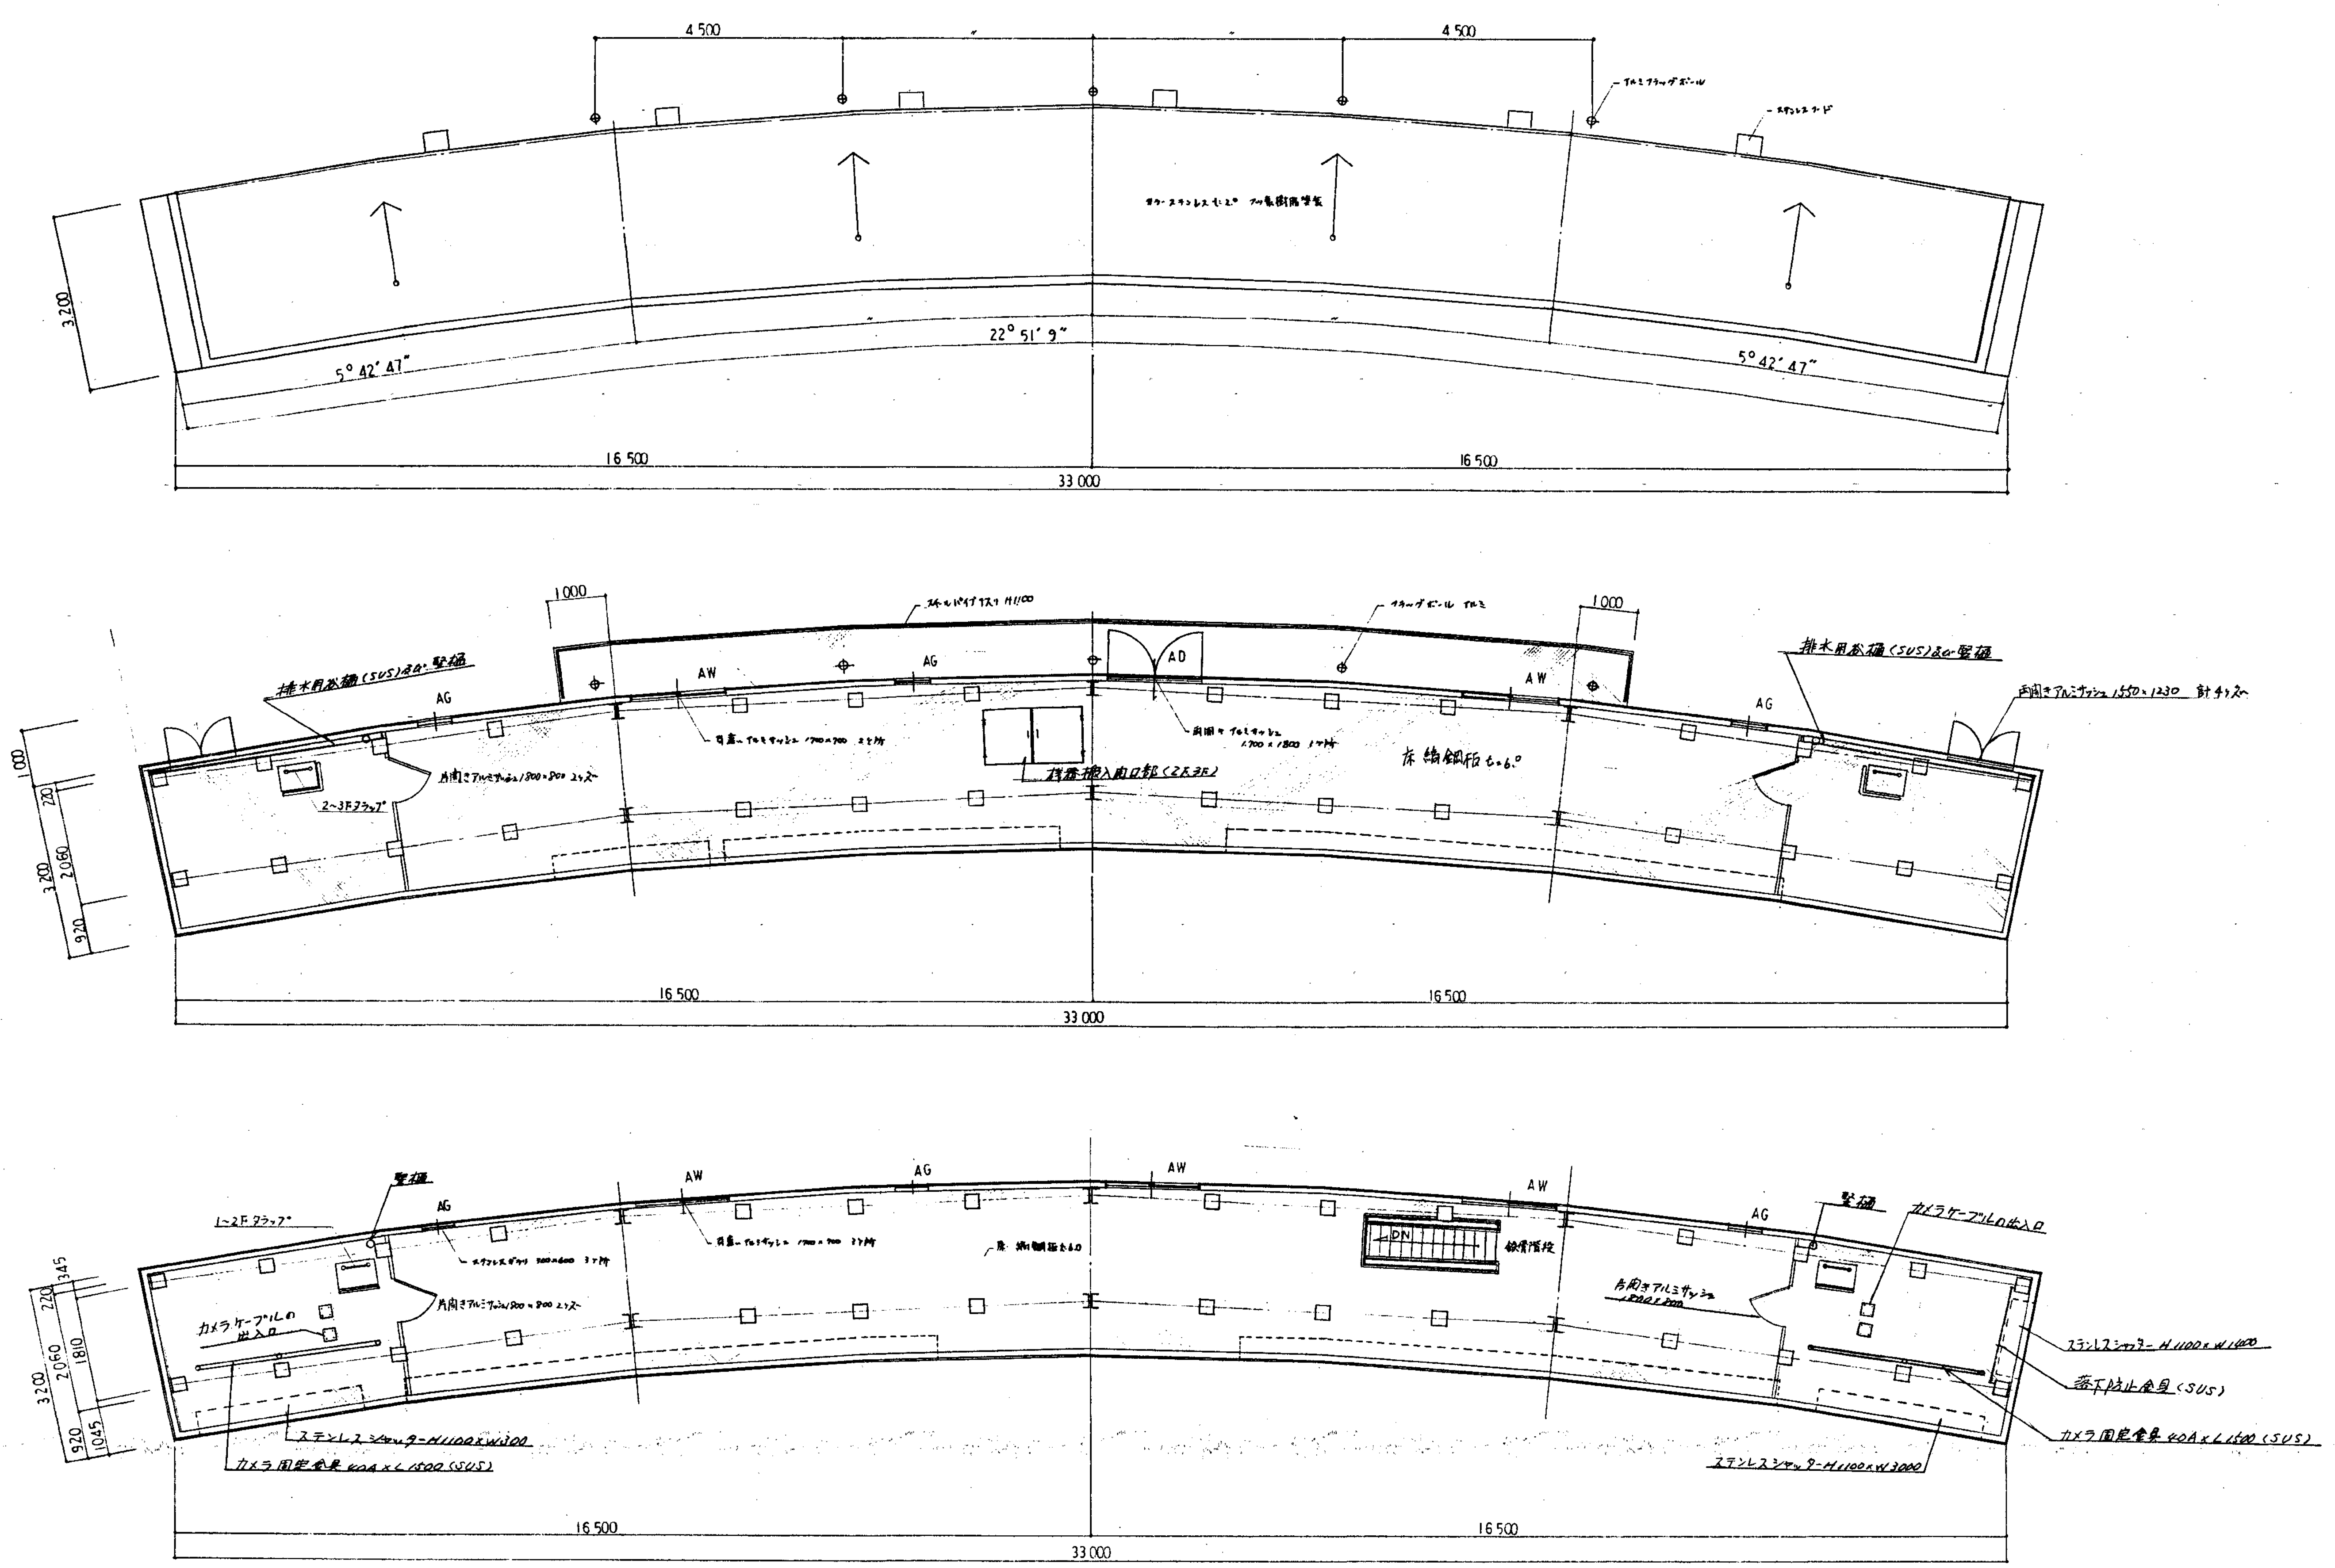

平成 年度	住宅都市整備公社 東北公園事務所	工事名称	いわき市21世紀の森公園野球場電光表示施設工事		完成図
		図面名称	スコアボード躯体図 NO1	縮尺 1/60	7 12

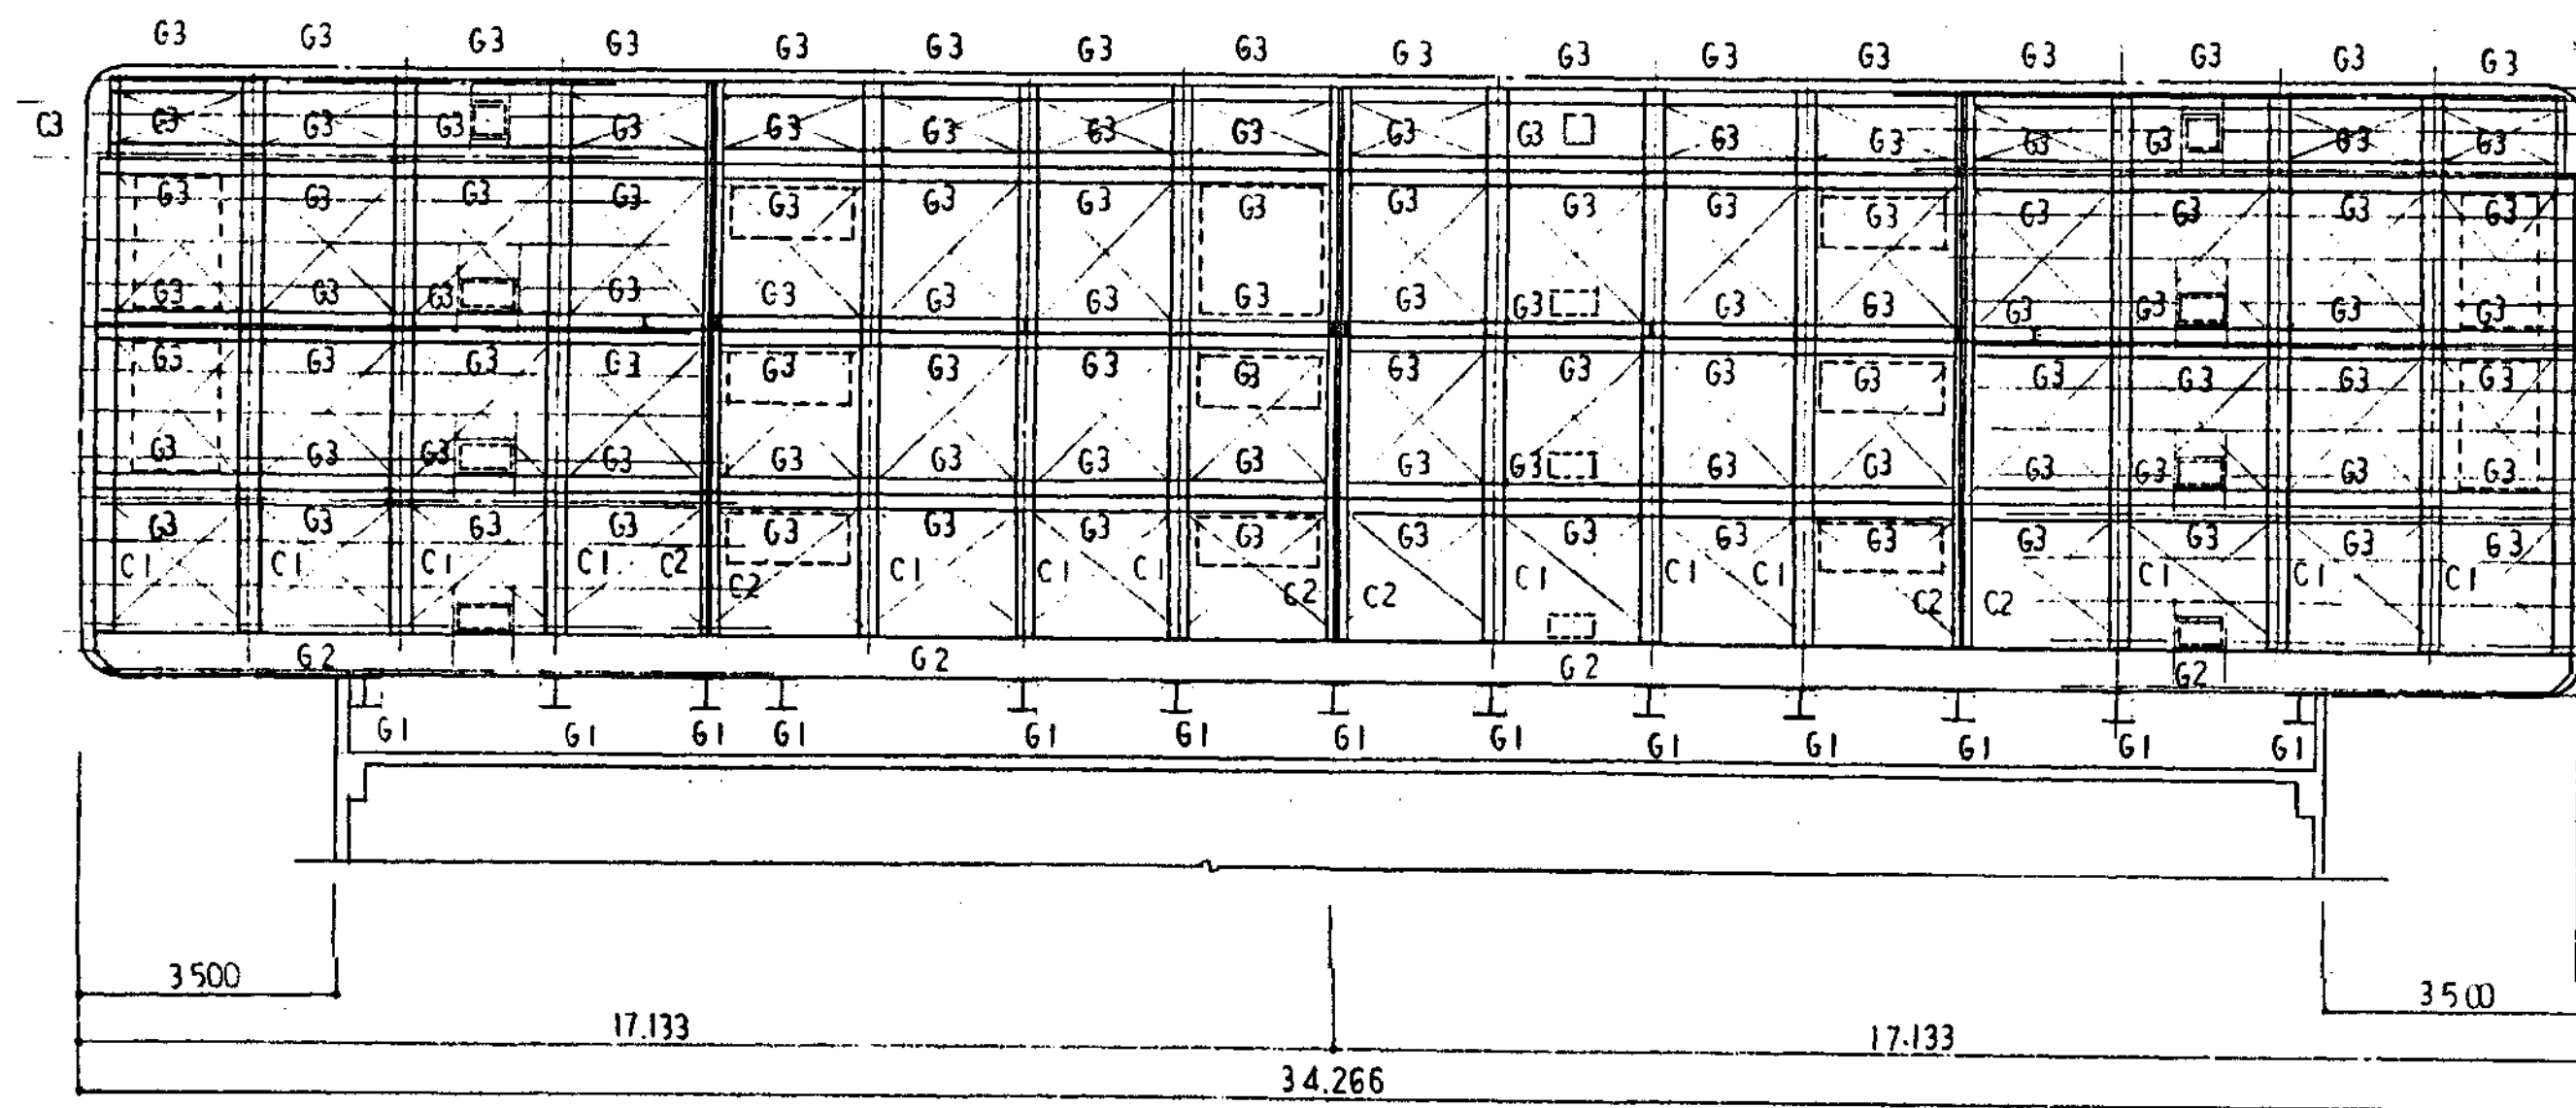


② 軸組図 S=1/100

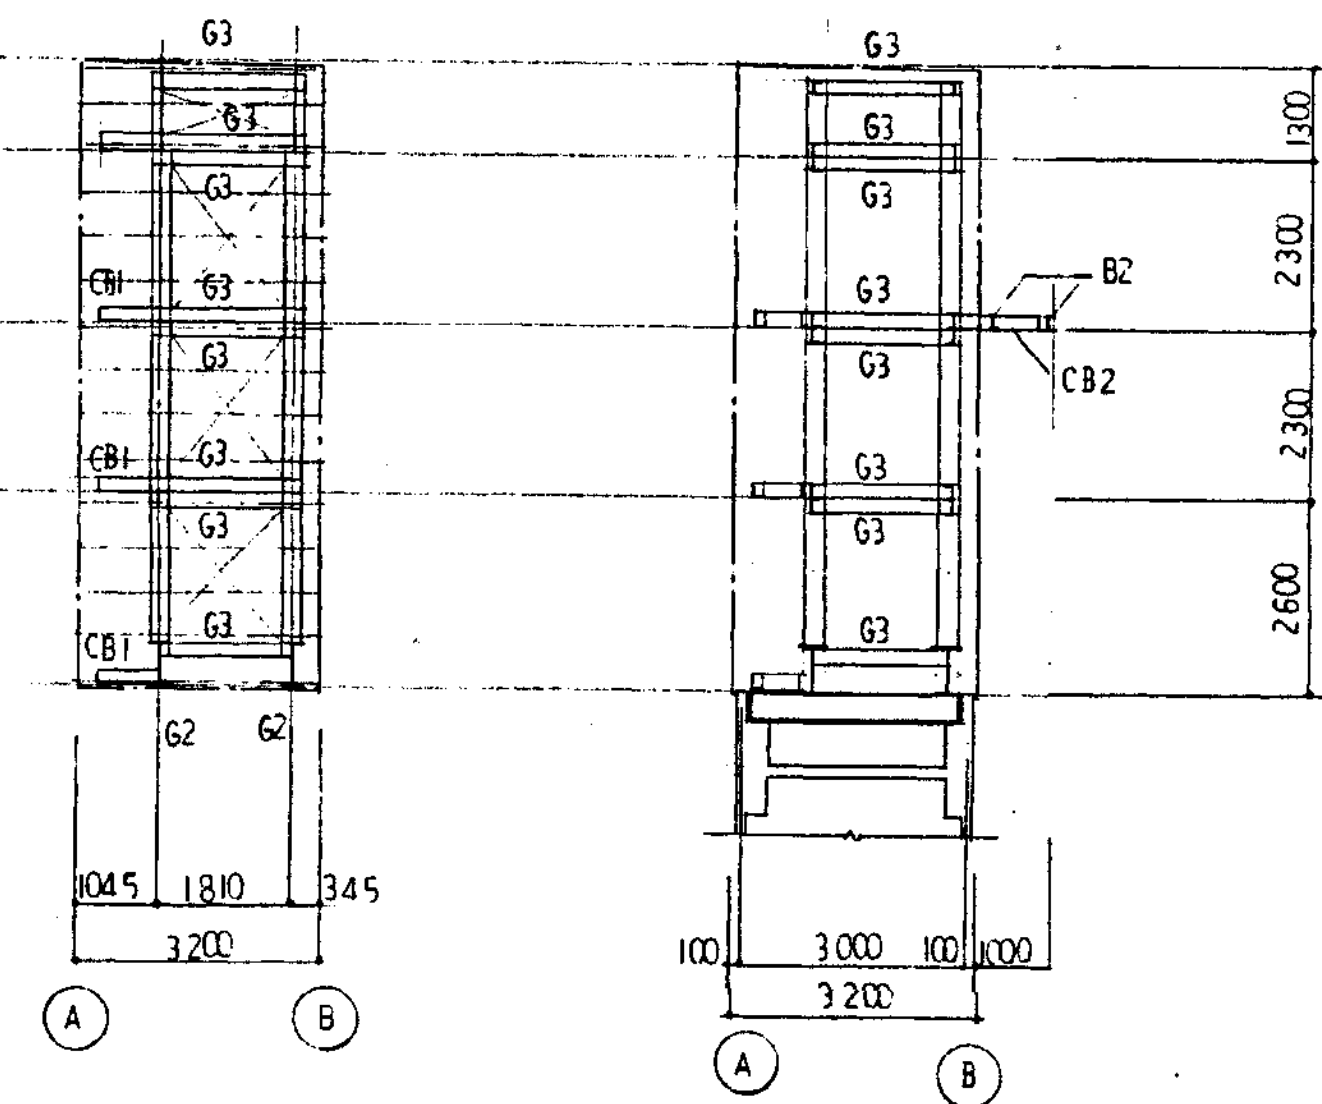

側面軸組図 S=1/100

中央部軸組図 S=1/100

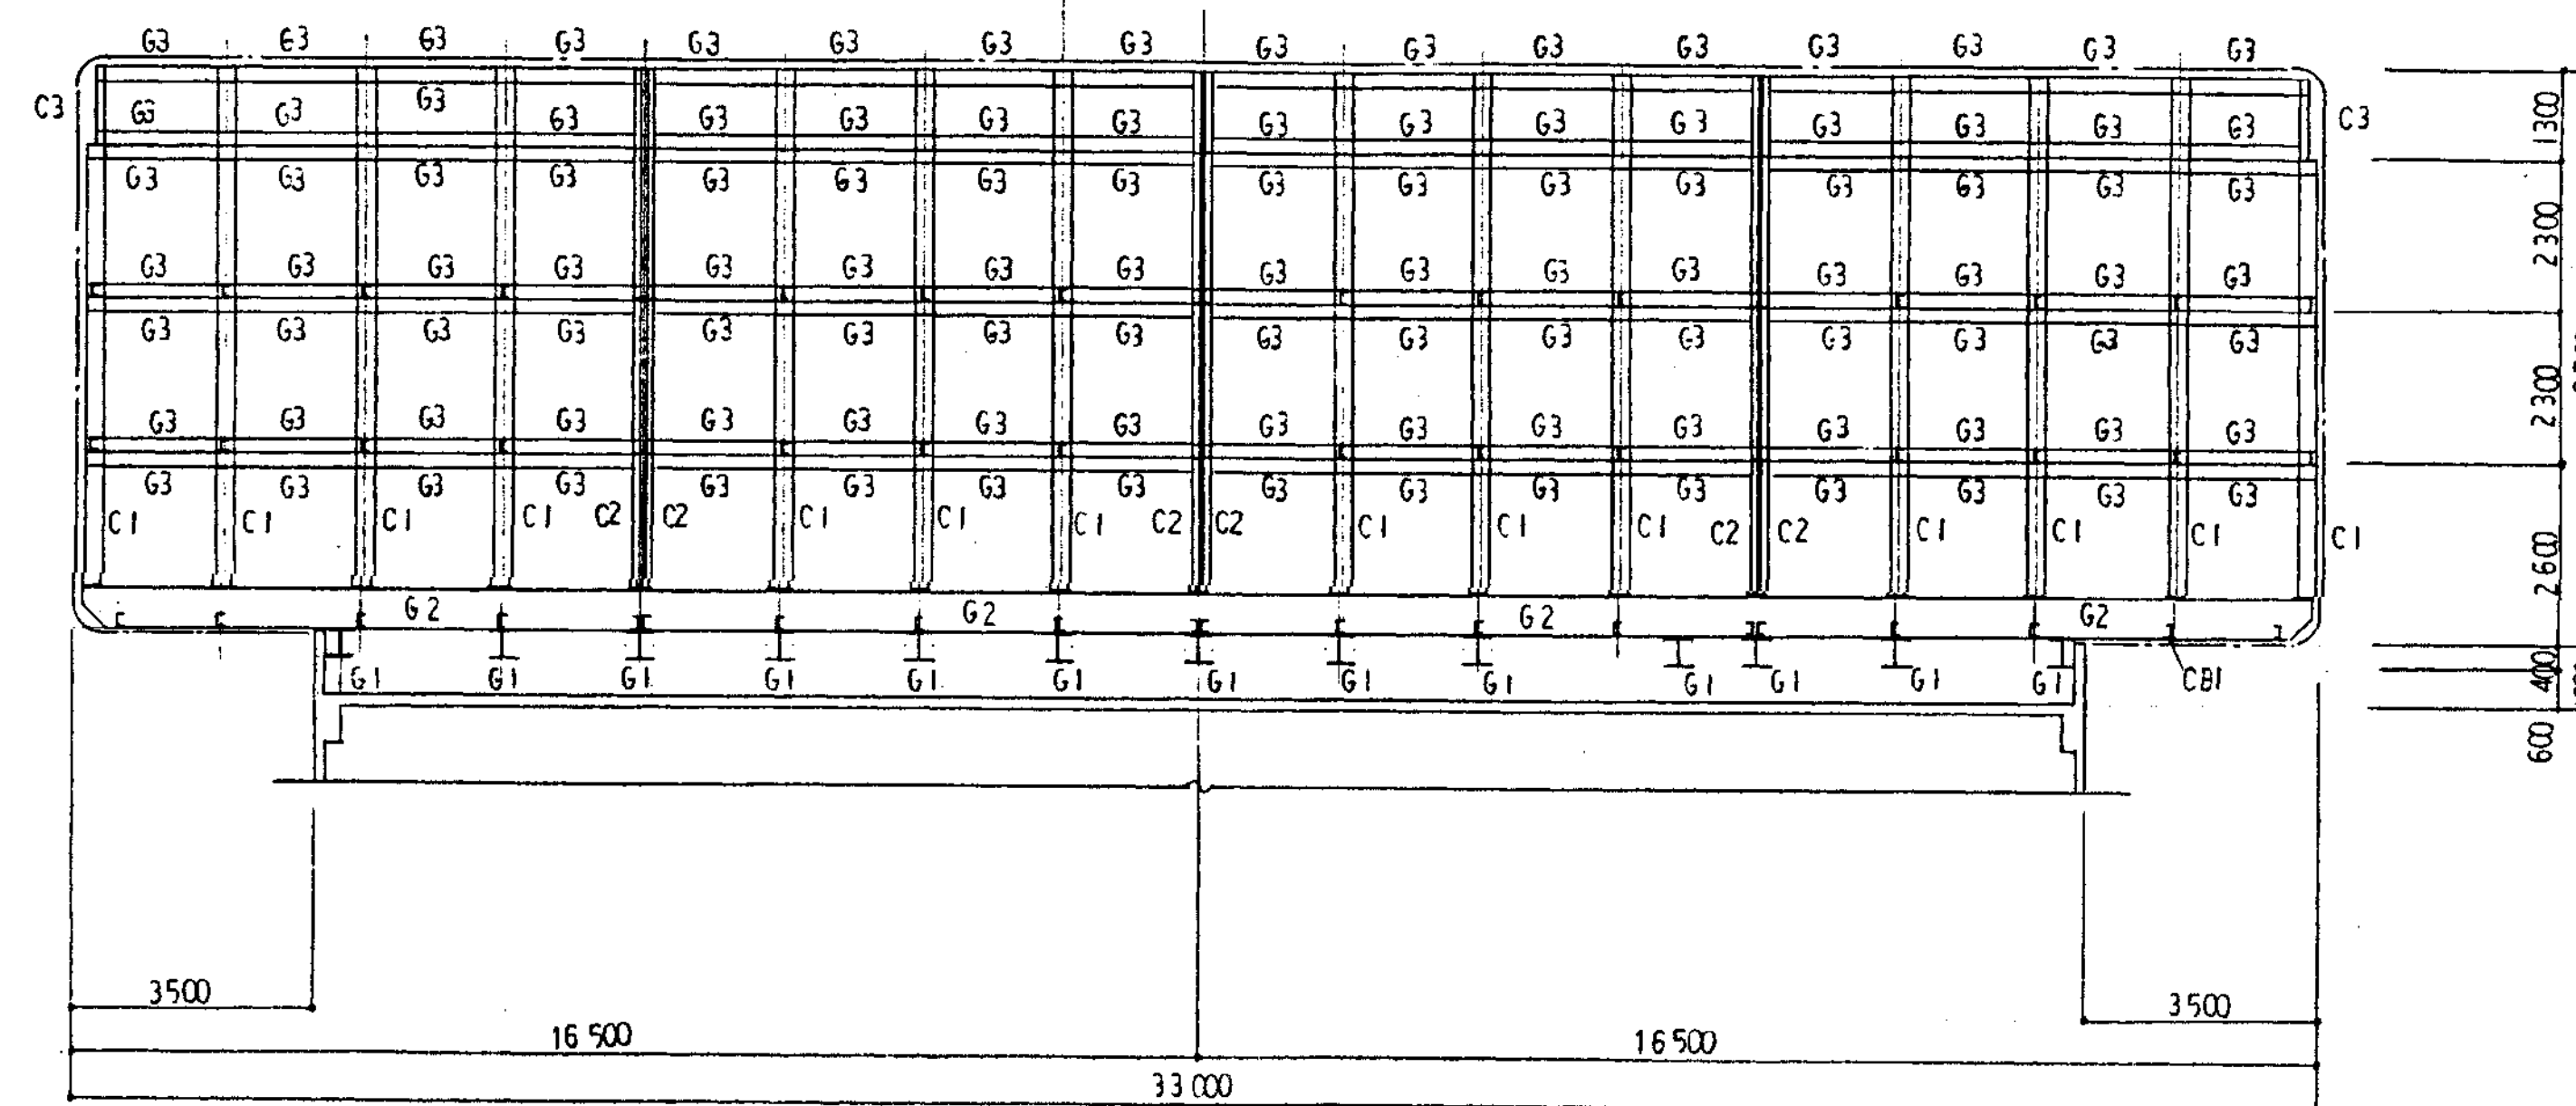


① 軸組図 S=1/100


C1	□-250・250・9	BR-16	4-M20
C2	C-200・90・8・13 ⁵	BR-16	4-M20
C3	□-150・150・6	BR-12	3-M16
G1	H-400・400・13・21	AB M24	L=960 WN
G2	H-488・300・11・18	M22	
G3	C-200・90・8・13 ⁵		
B1	C-200・90・8・13 ⁵	R-6	2-M16
B2	H-200・100・5 ⁵ ・8	R-6	2-M16
B3	H-150・75・5・7	R-6	2-M16
CB1	C-200・90・8・13 ⁵		
CB2	H-200・100・5 ⁵ ・8		
CB3	H-150・75・5・7		
V1	L-50・50・6	R-6	3-M16
V2	RB 1-16a TB	R-6	2-M16
根太	L-50・50・6	⊙ 450	
鋼線	□-60・60・2 ³		

注: 鋼材の量は、エボキシ樹脂塗料仕上げとする。

平成 年度	住宅都市整備公団 東北公園事務所	工事名称	いわき市21世紀の森公園野球場電光表示施設工事	完成図
		図面名称	スコアボード躯体図 N02	縮尺 1/100
				8 1 2

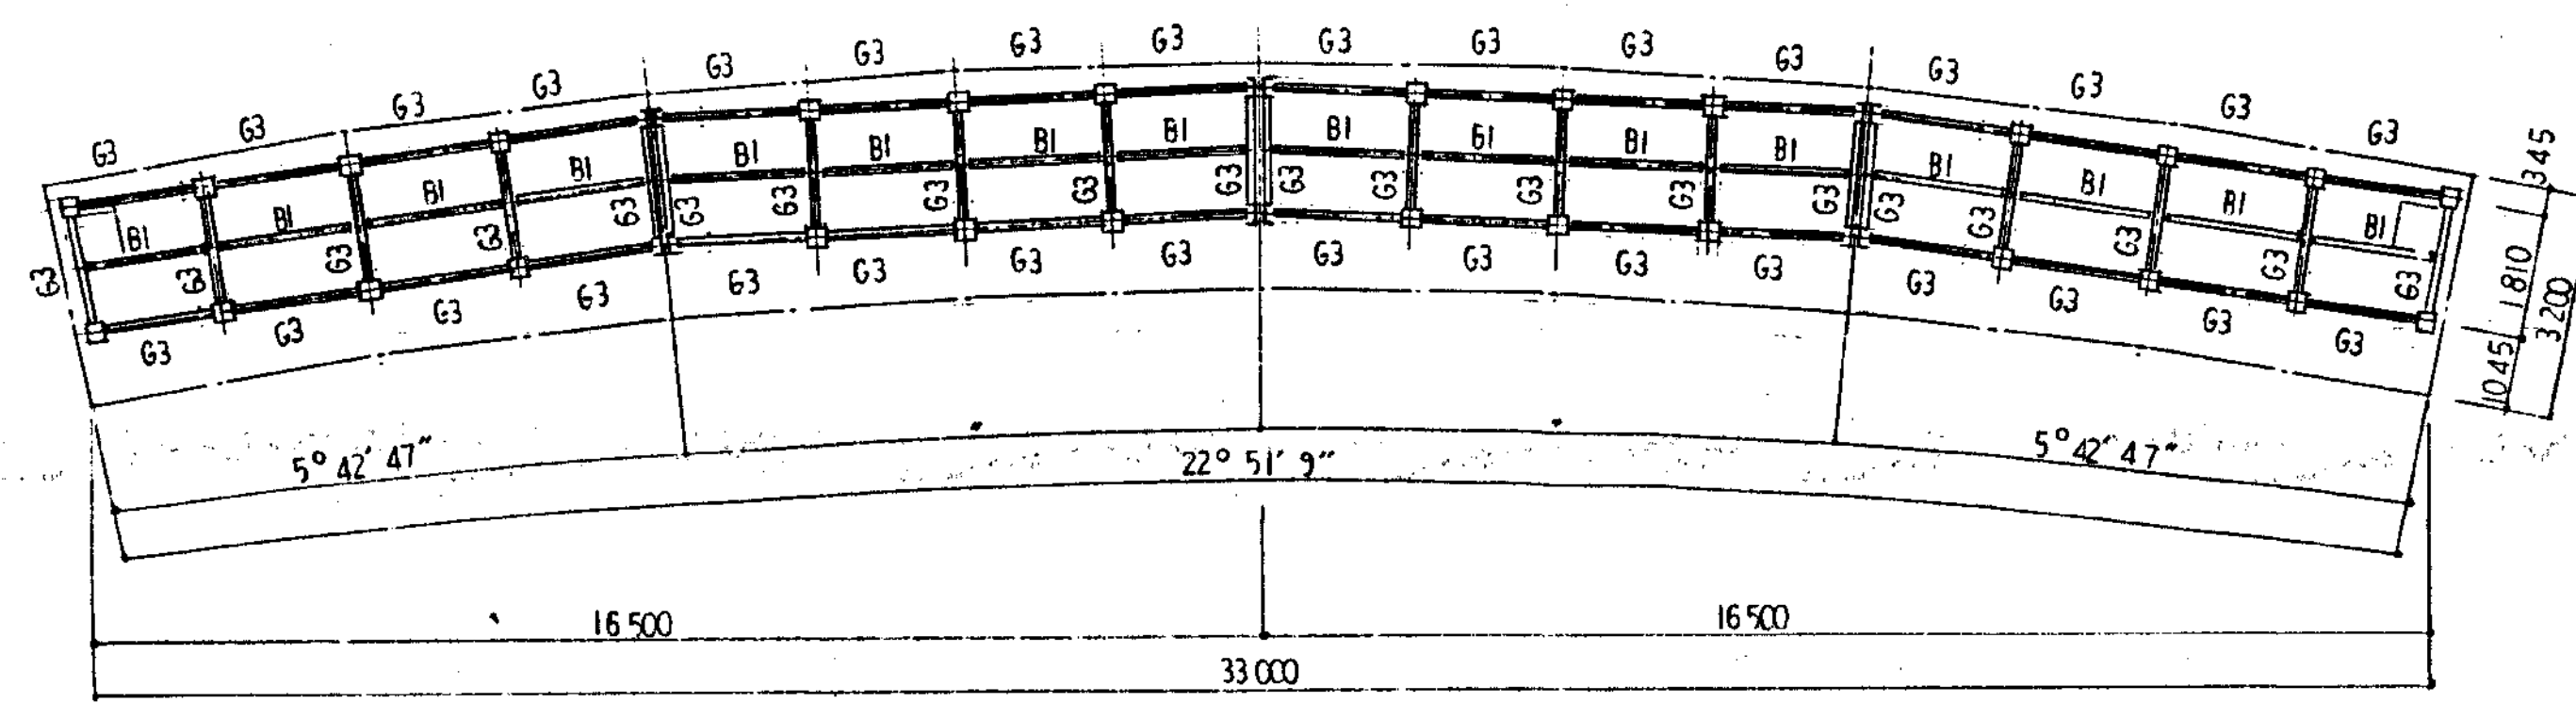


2.3.4節 天板架伏図 S=1/100

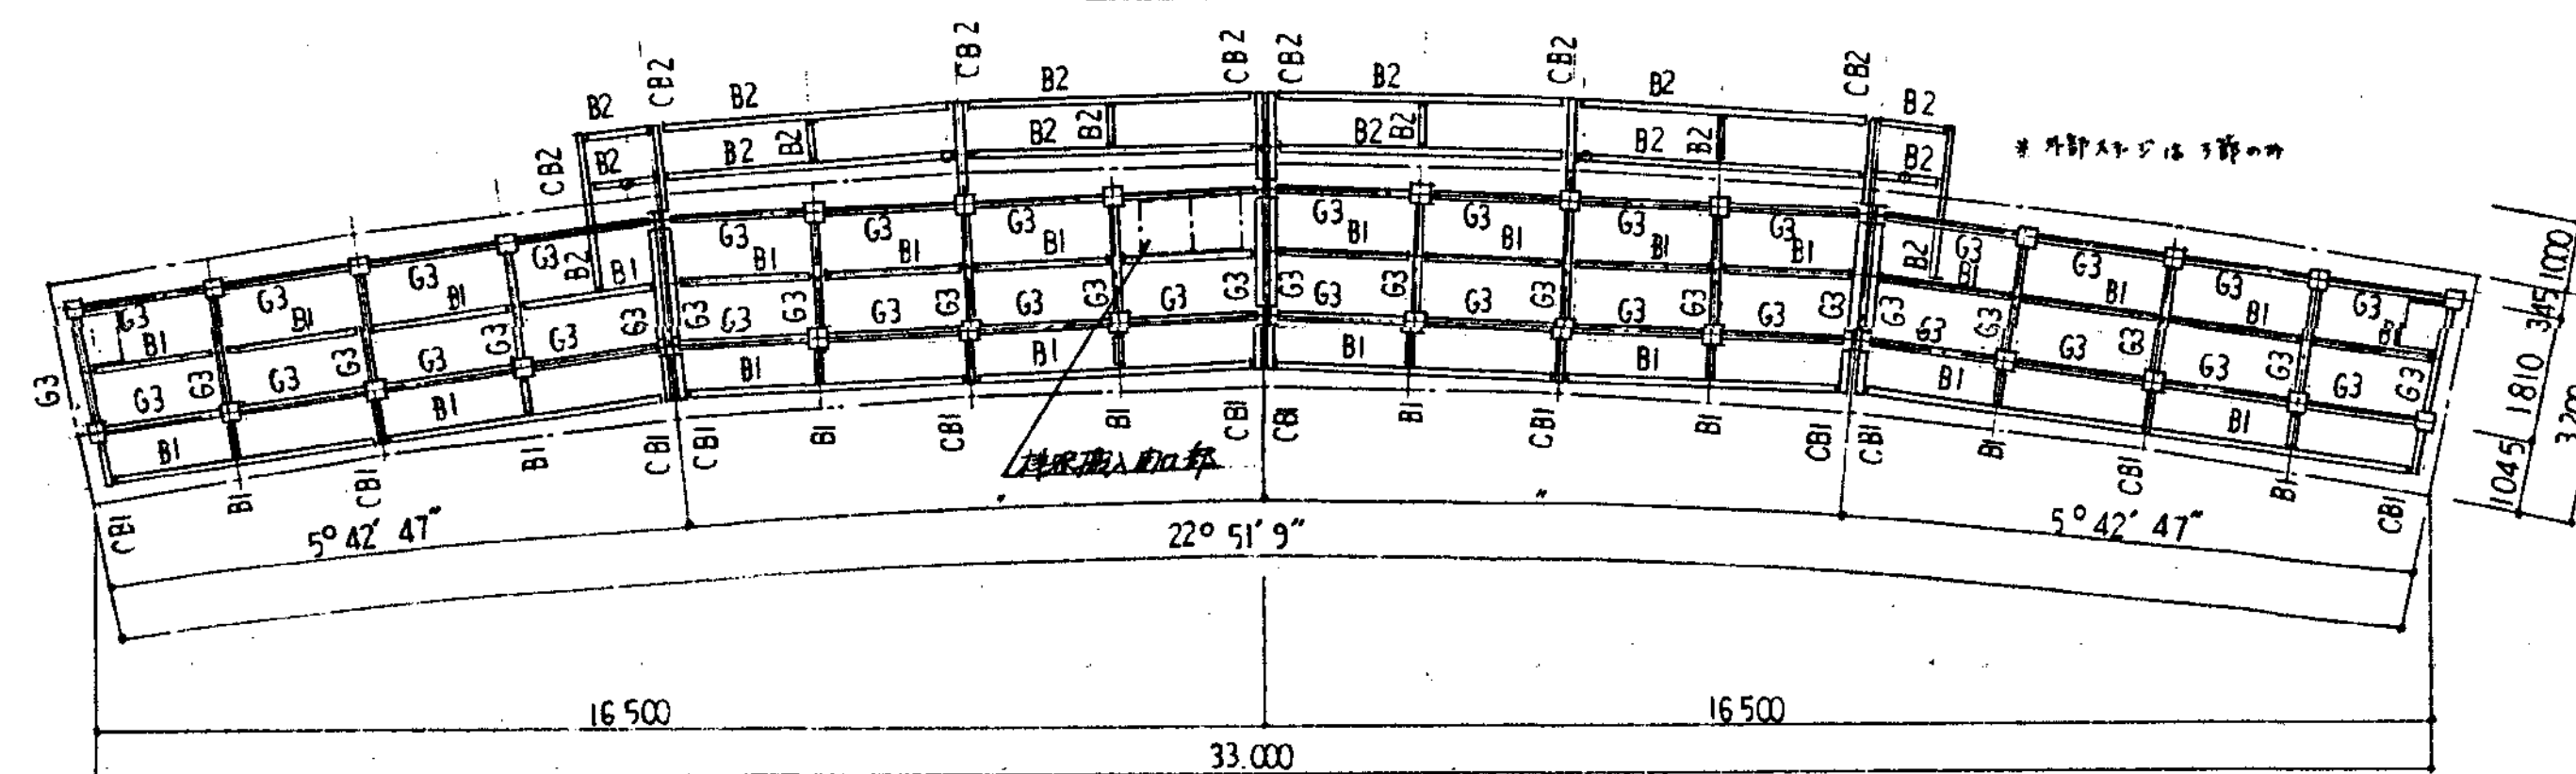


2.3.4節 床伏図 S=1/100


※左側、荷重架は2.3節参照

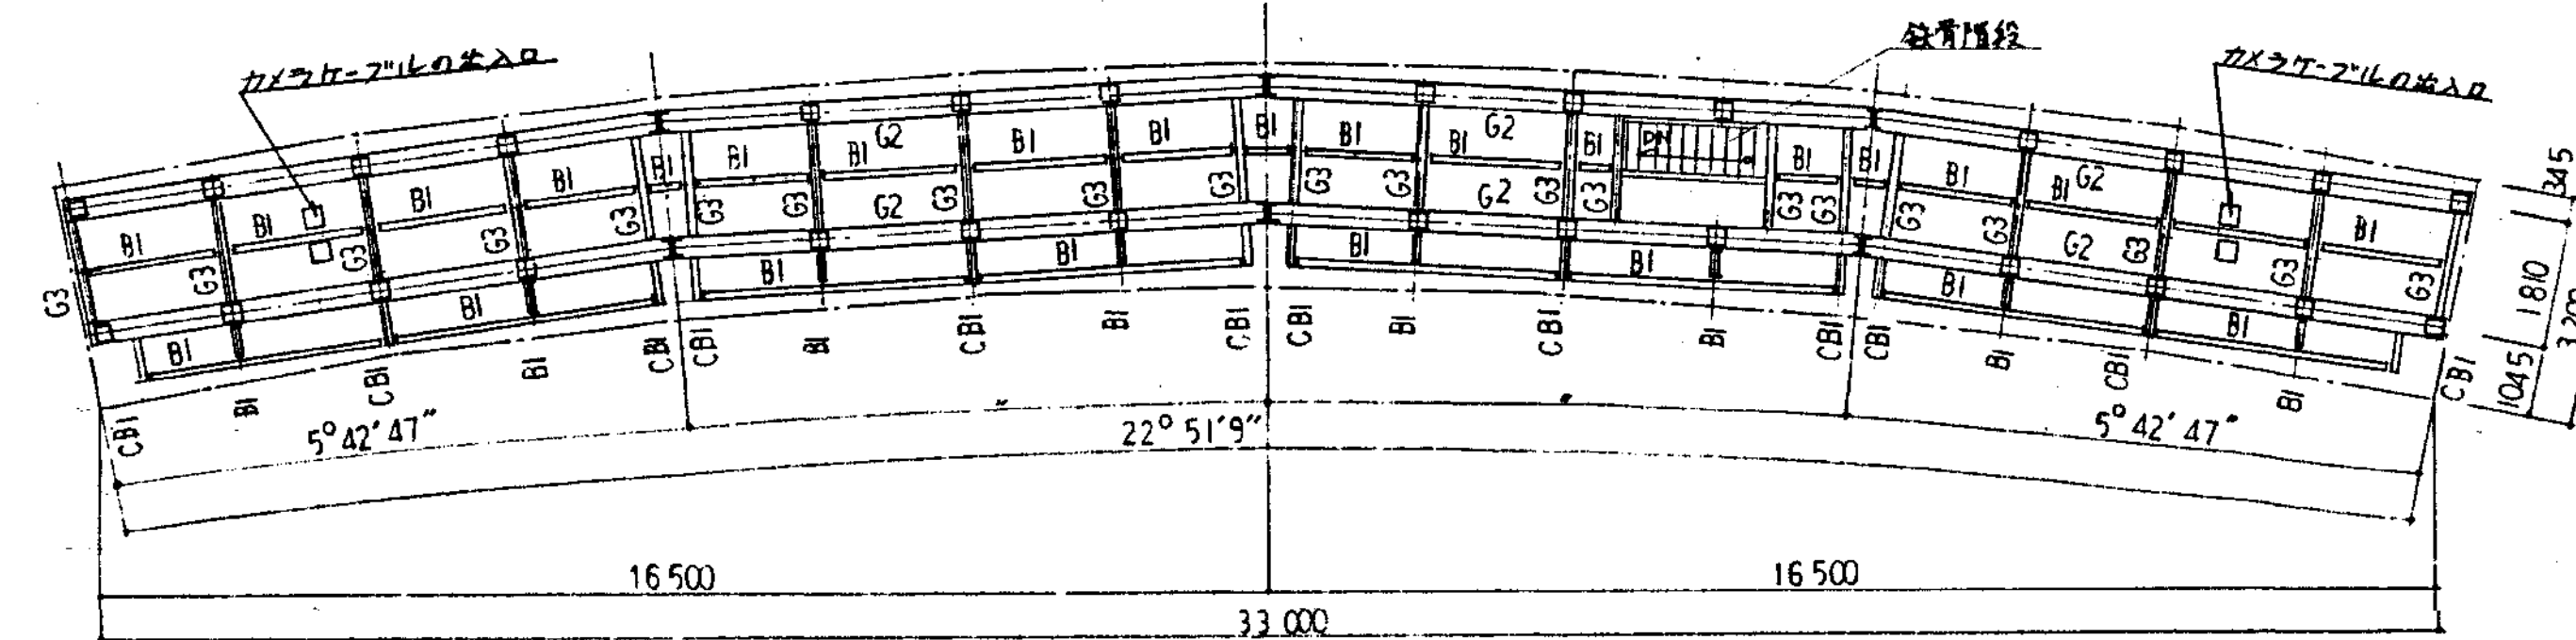


1節 床架伏図 S=1/100

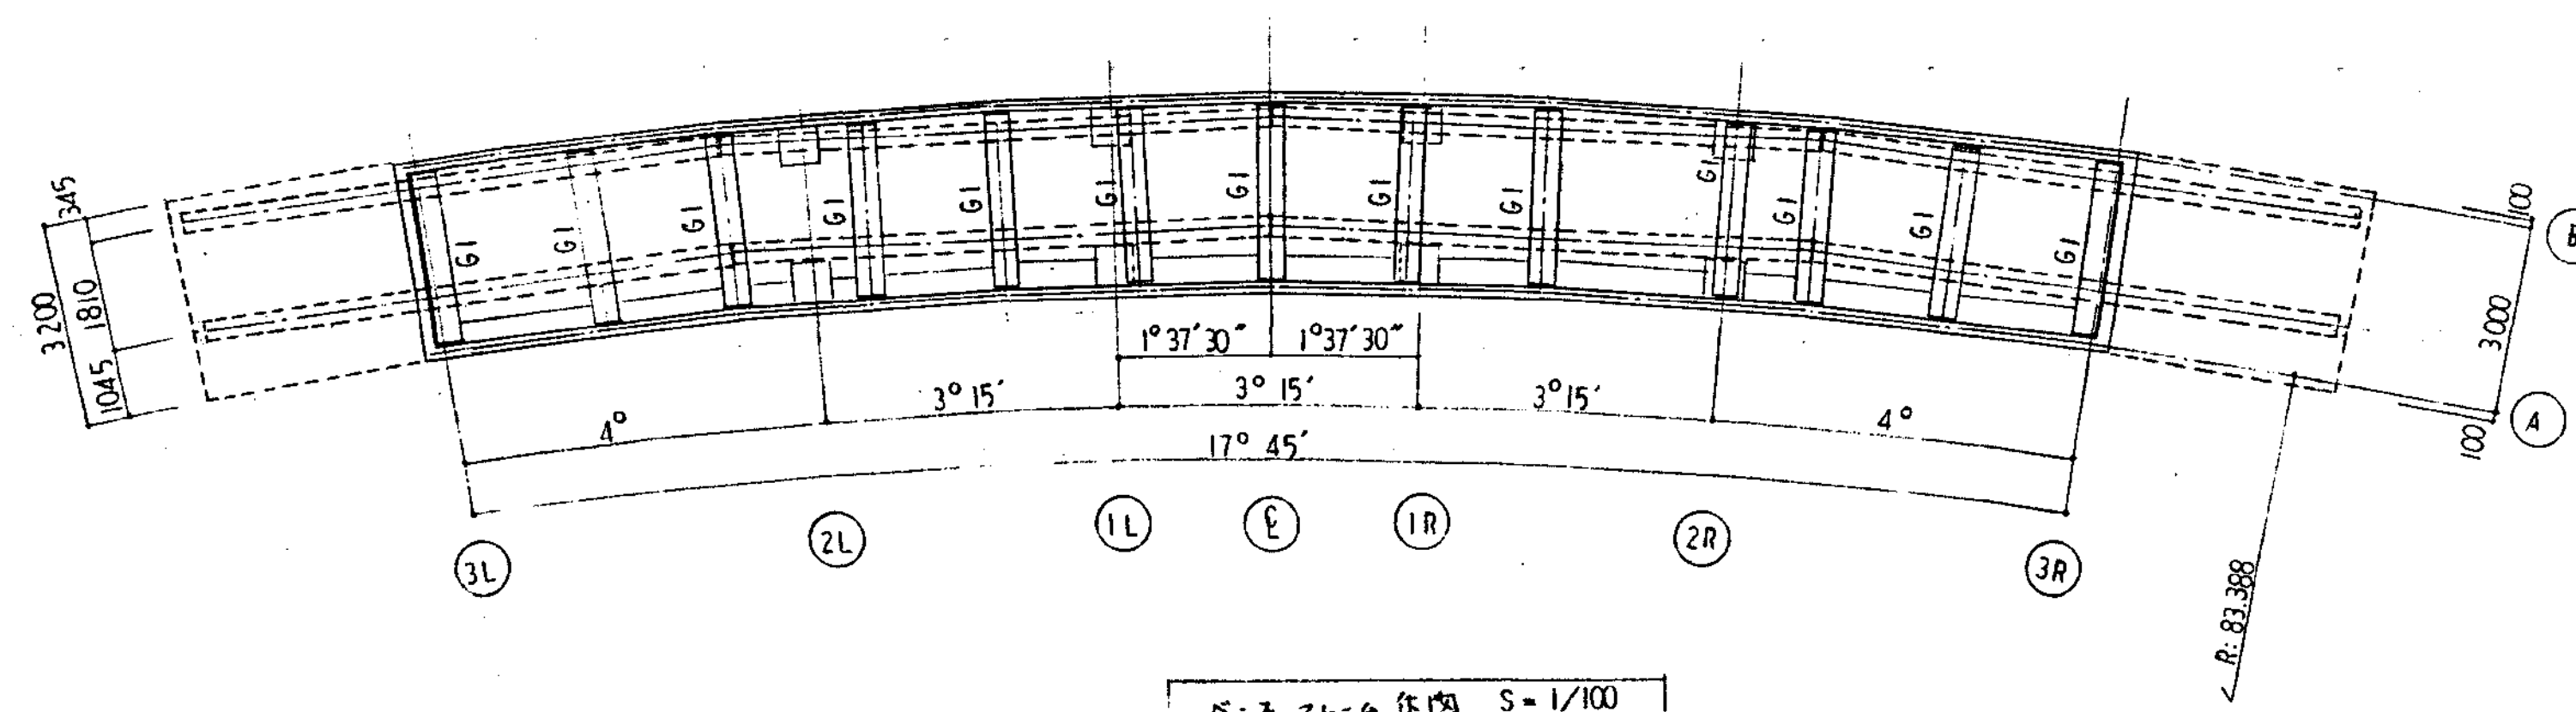

B-2 床架伏図 S=1/100


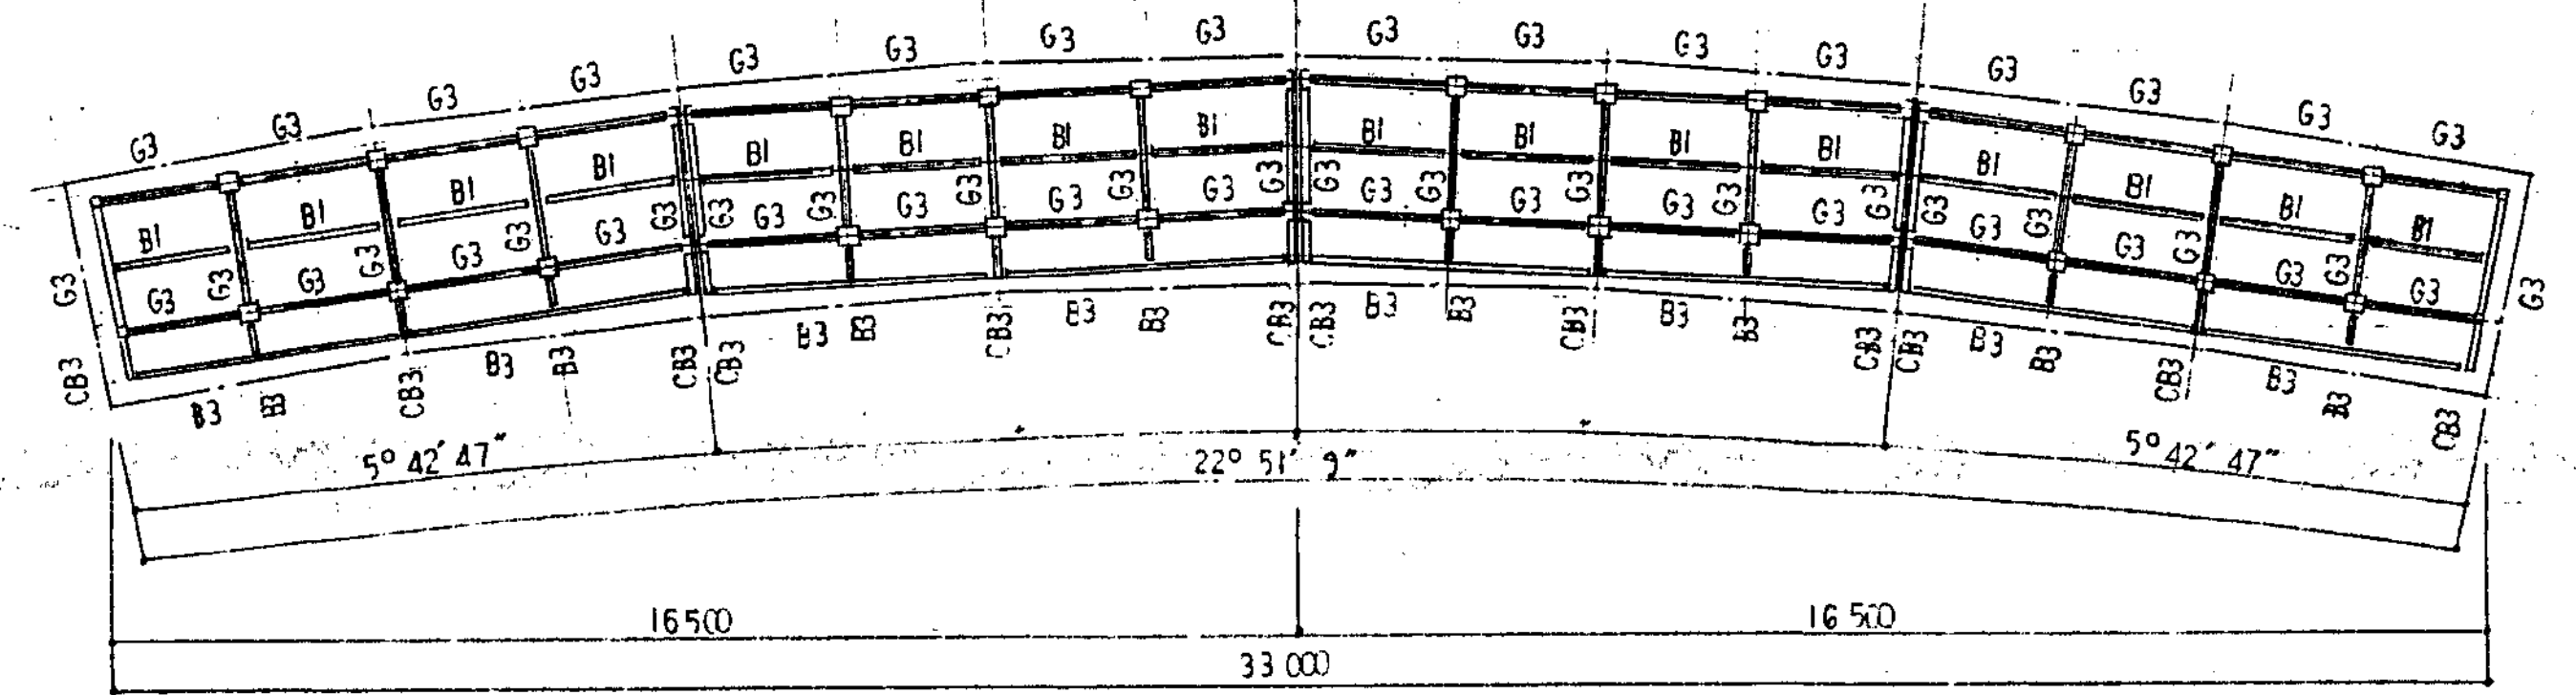


床架伏図 S=1/100



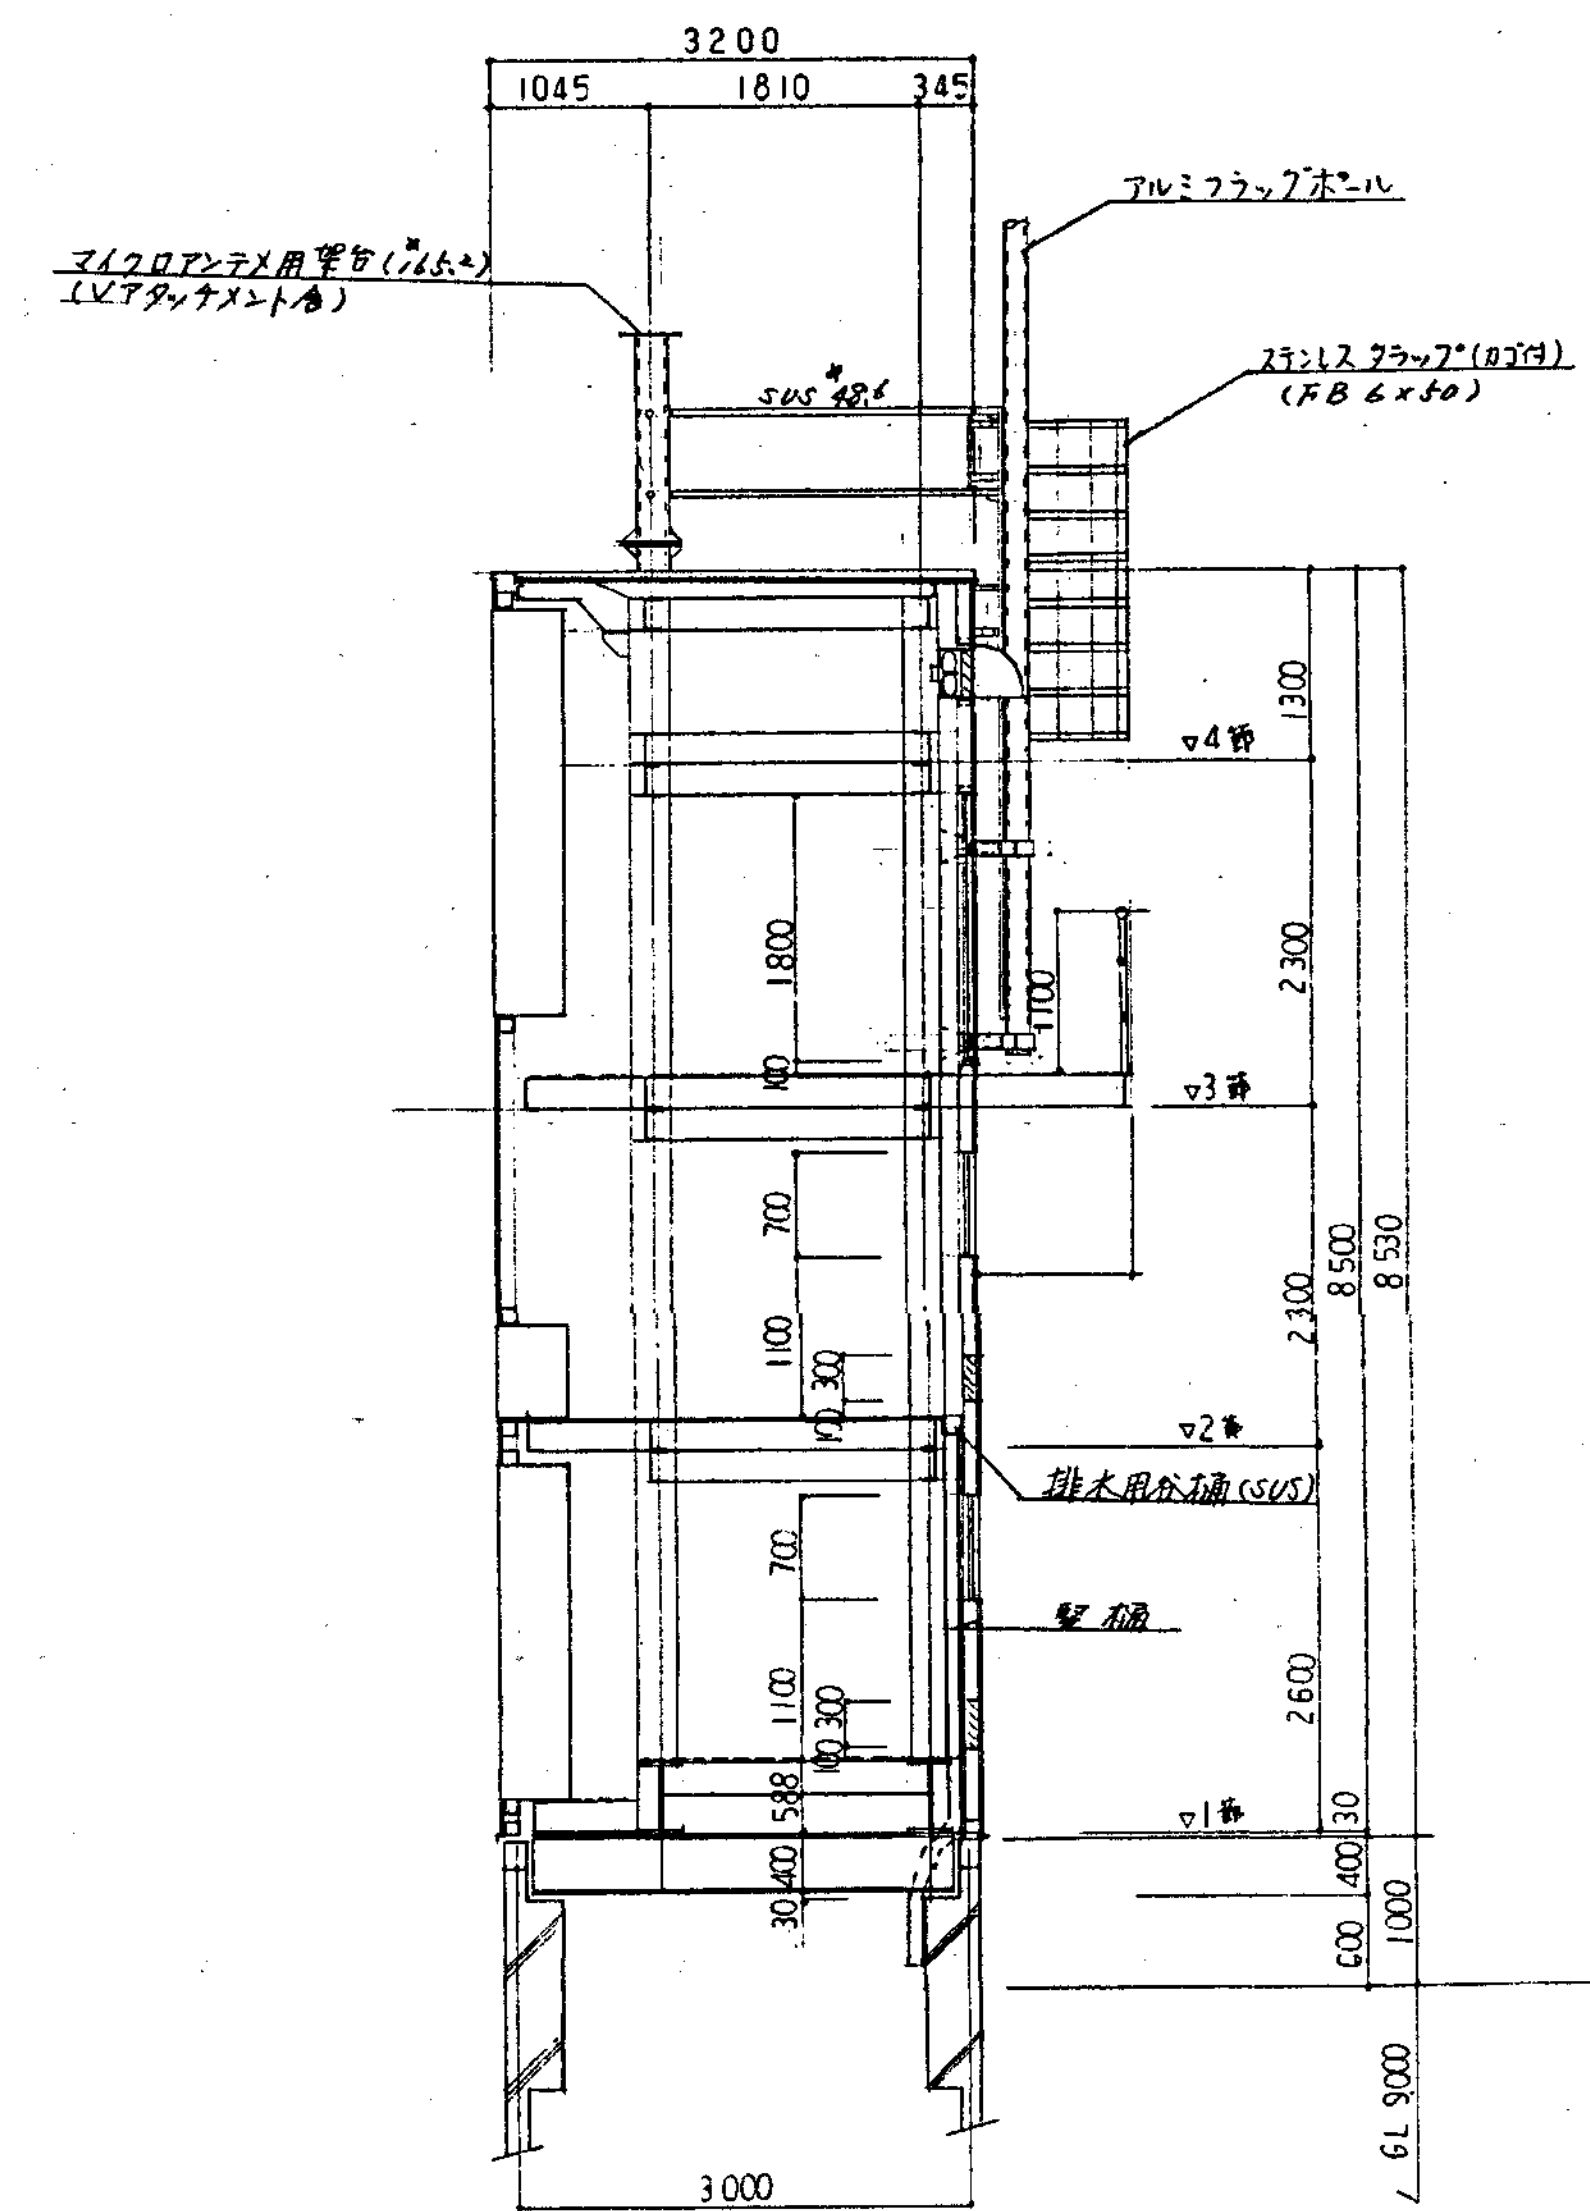


断面図 S=1/50

平成 年度	住宅都市整備公社 東北公園事務所	工事名称	いわき市21世紀の森公園野球場電光表示施設工事			完成図
		図面名称	スコアボード製図図 N03	縮尺	1/100	9/12

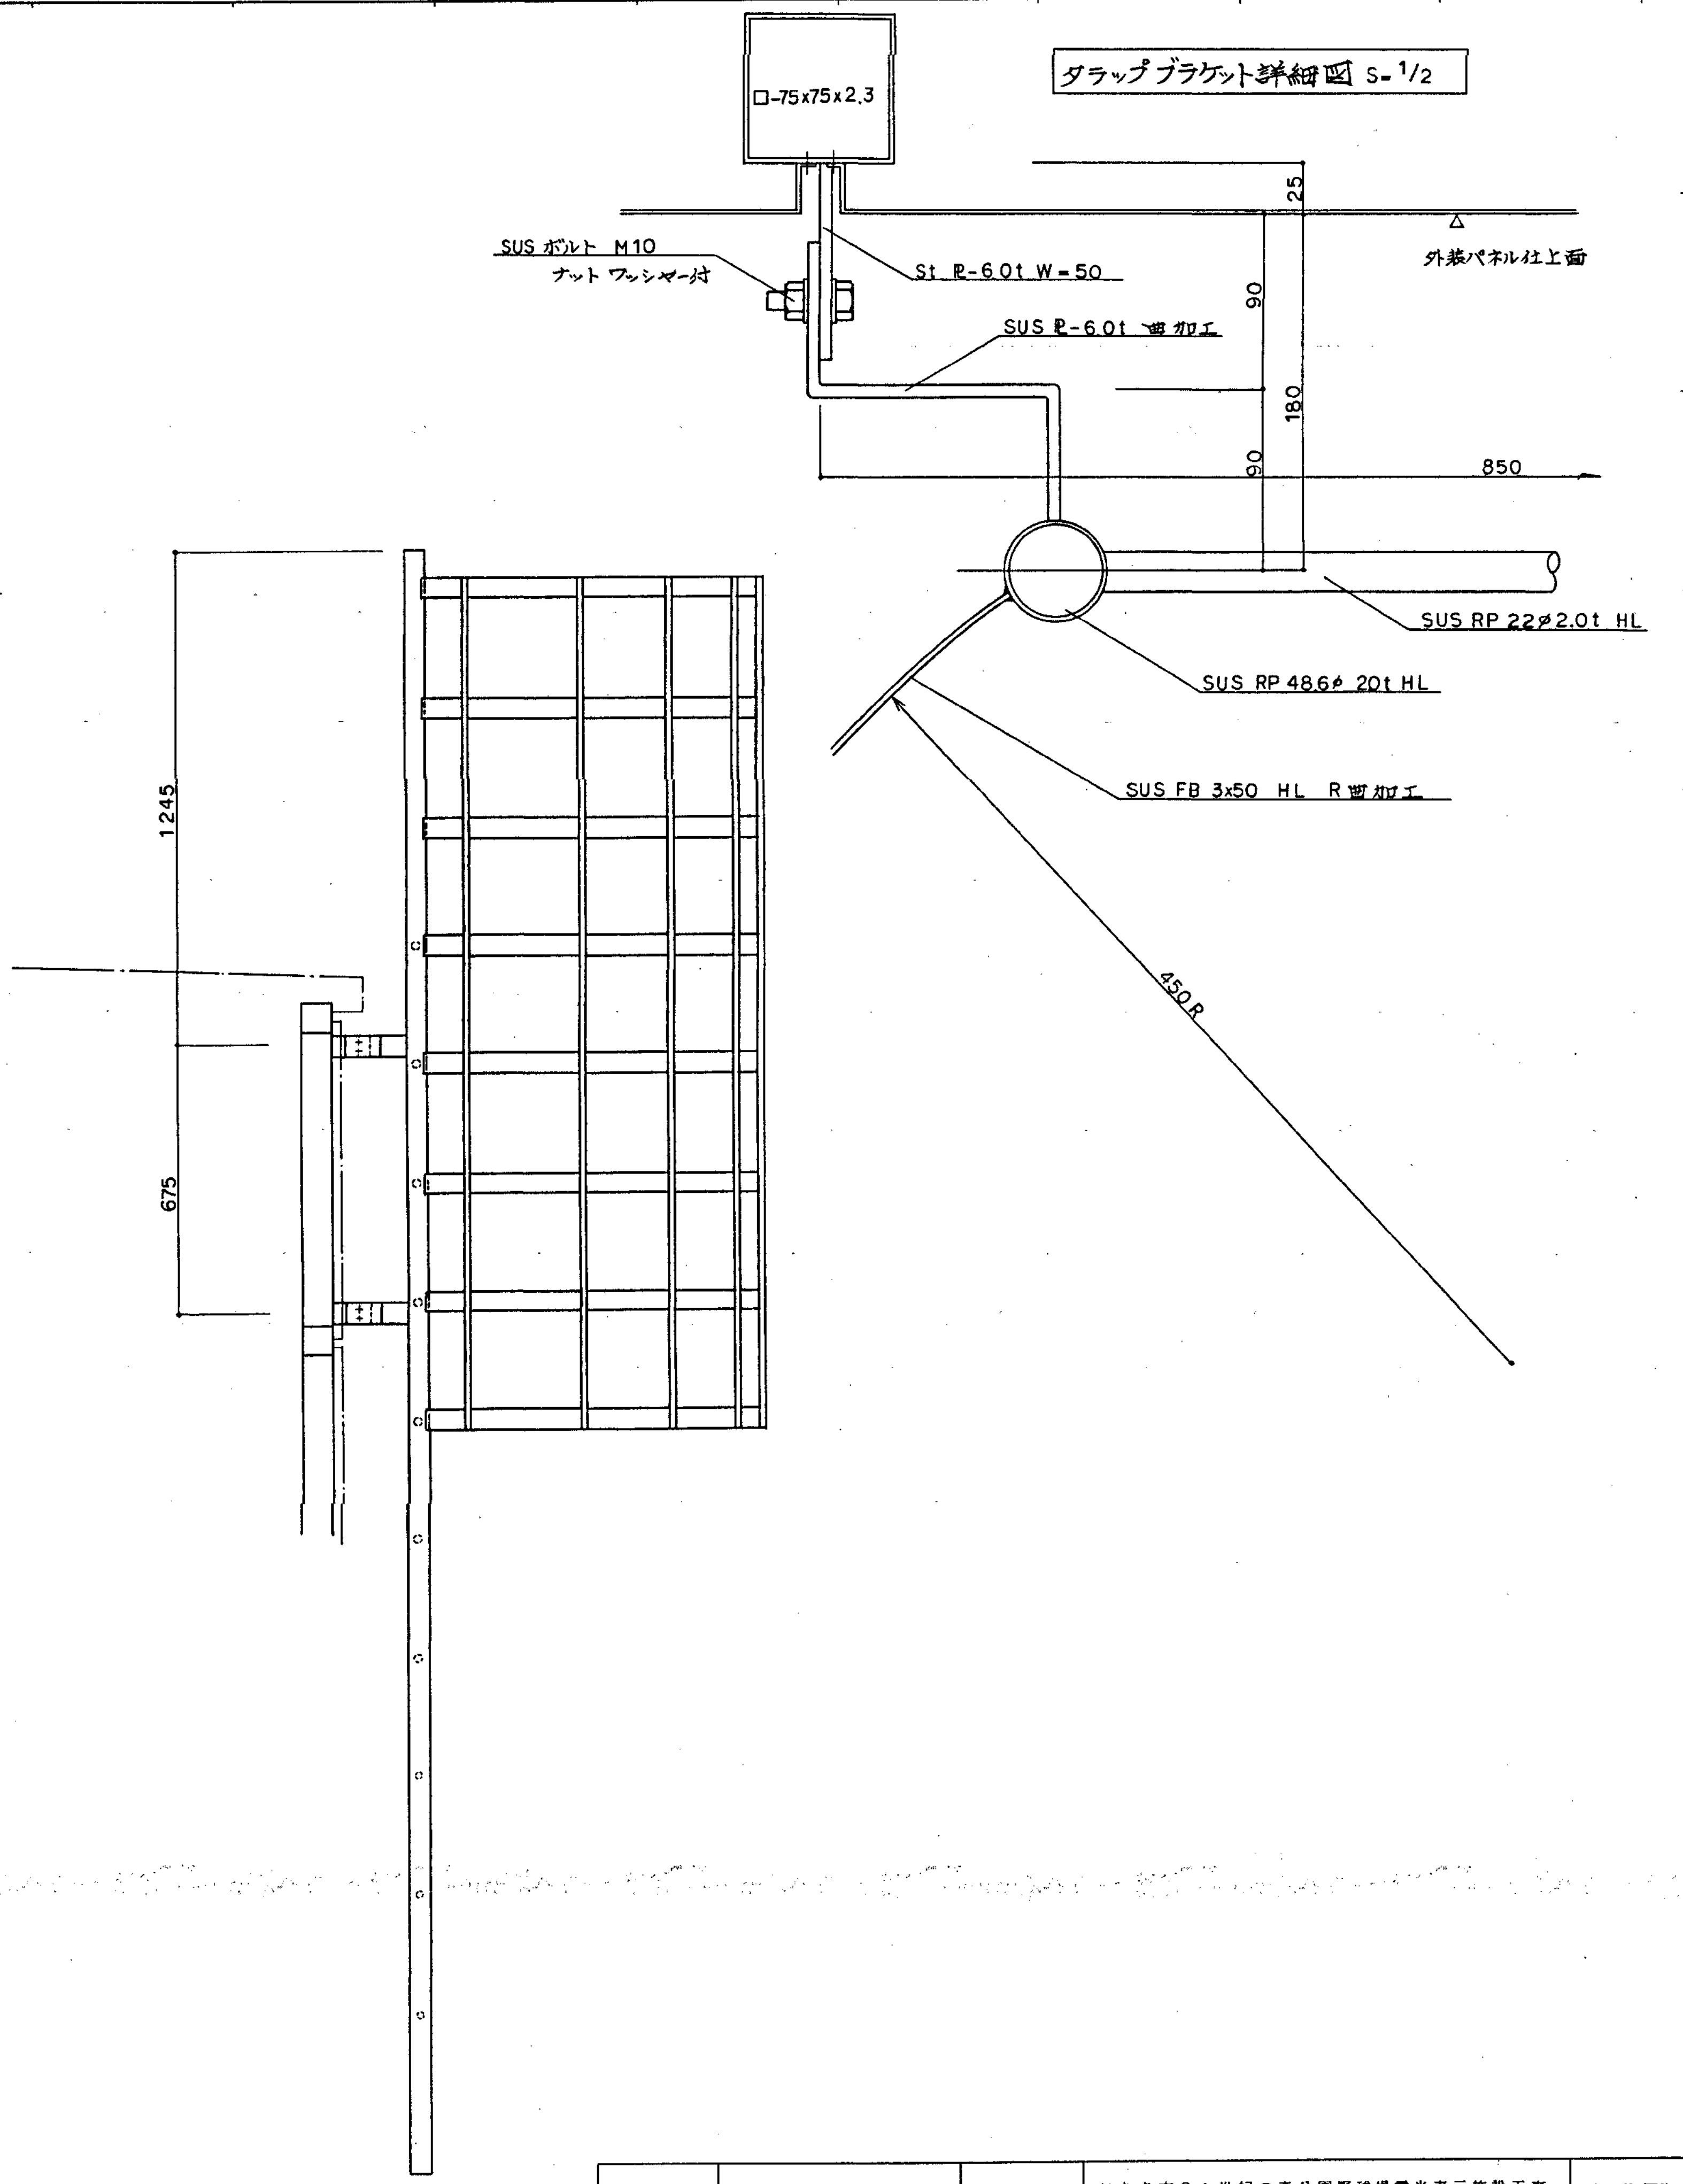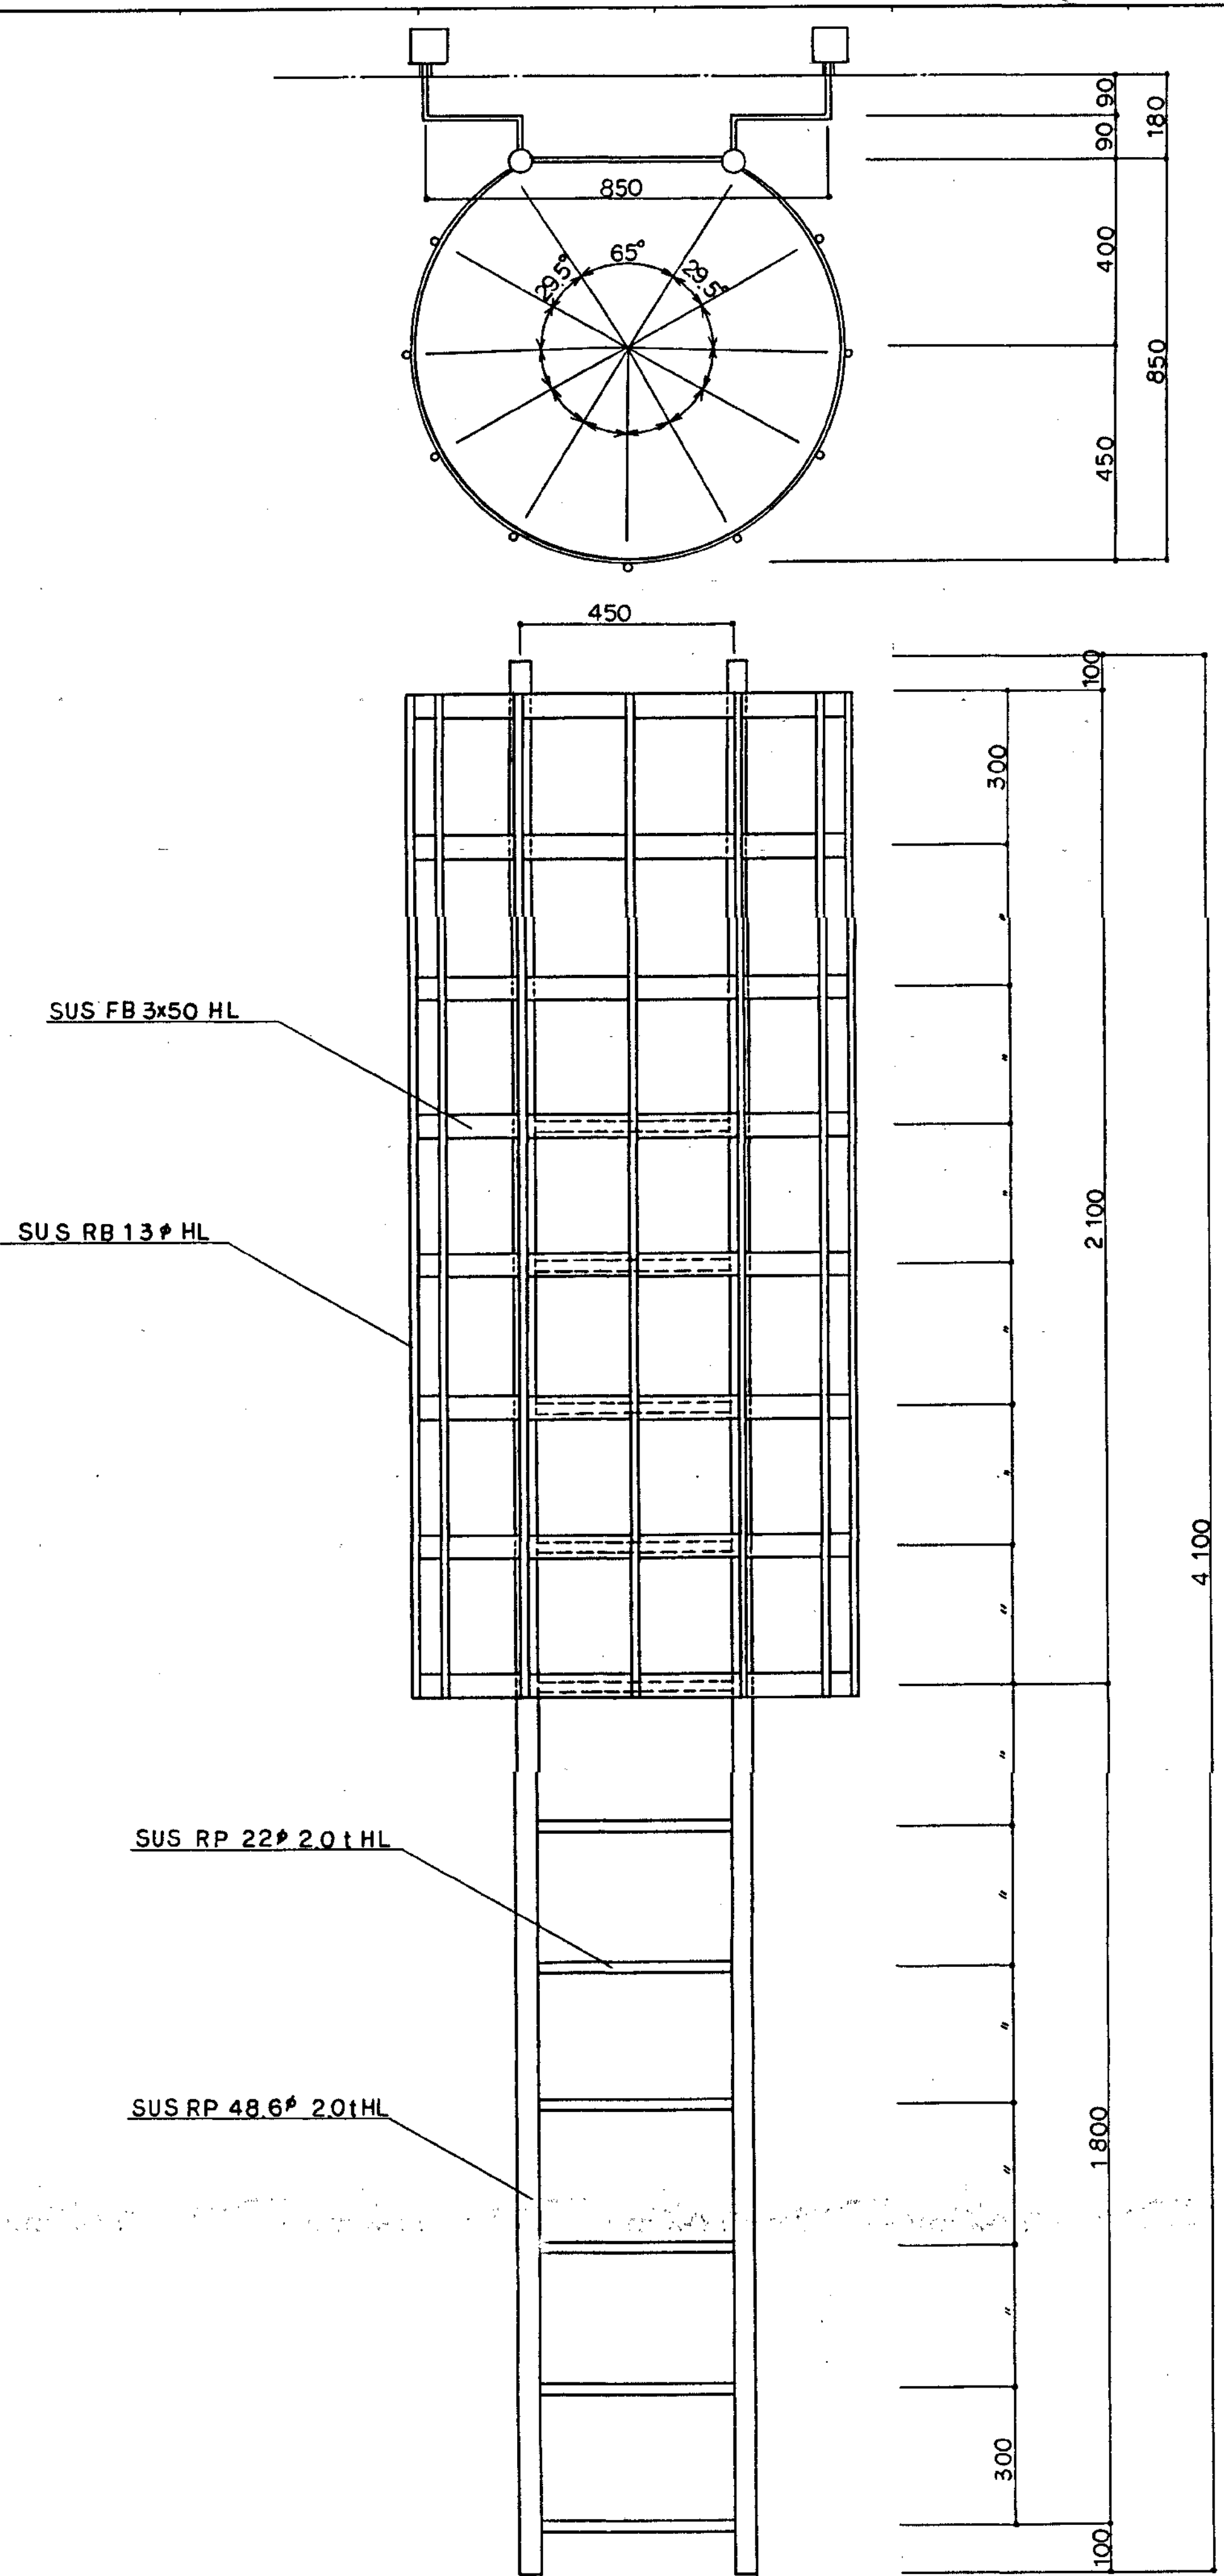

平成 年度	住宅都市整備公団 東北公園事務所	工事名称	いわき市21世紀の森公園野球場電光表示施設工事		完成図
		図面名称	クラブ及びブラケット図	縮尺 1/10	1/1 1/2

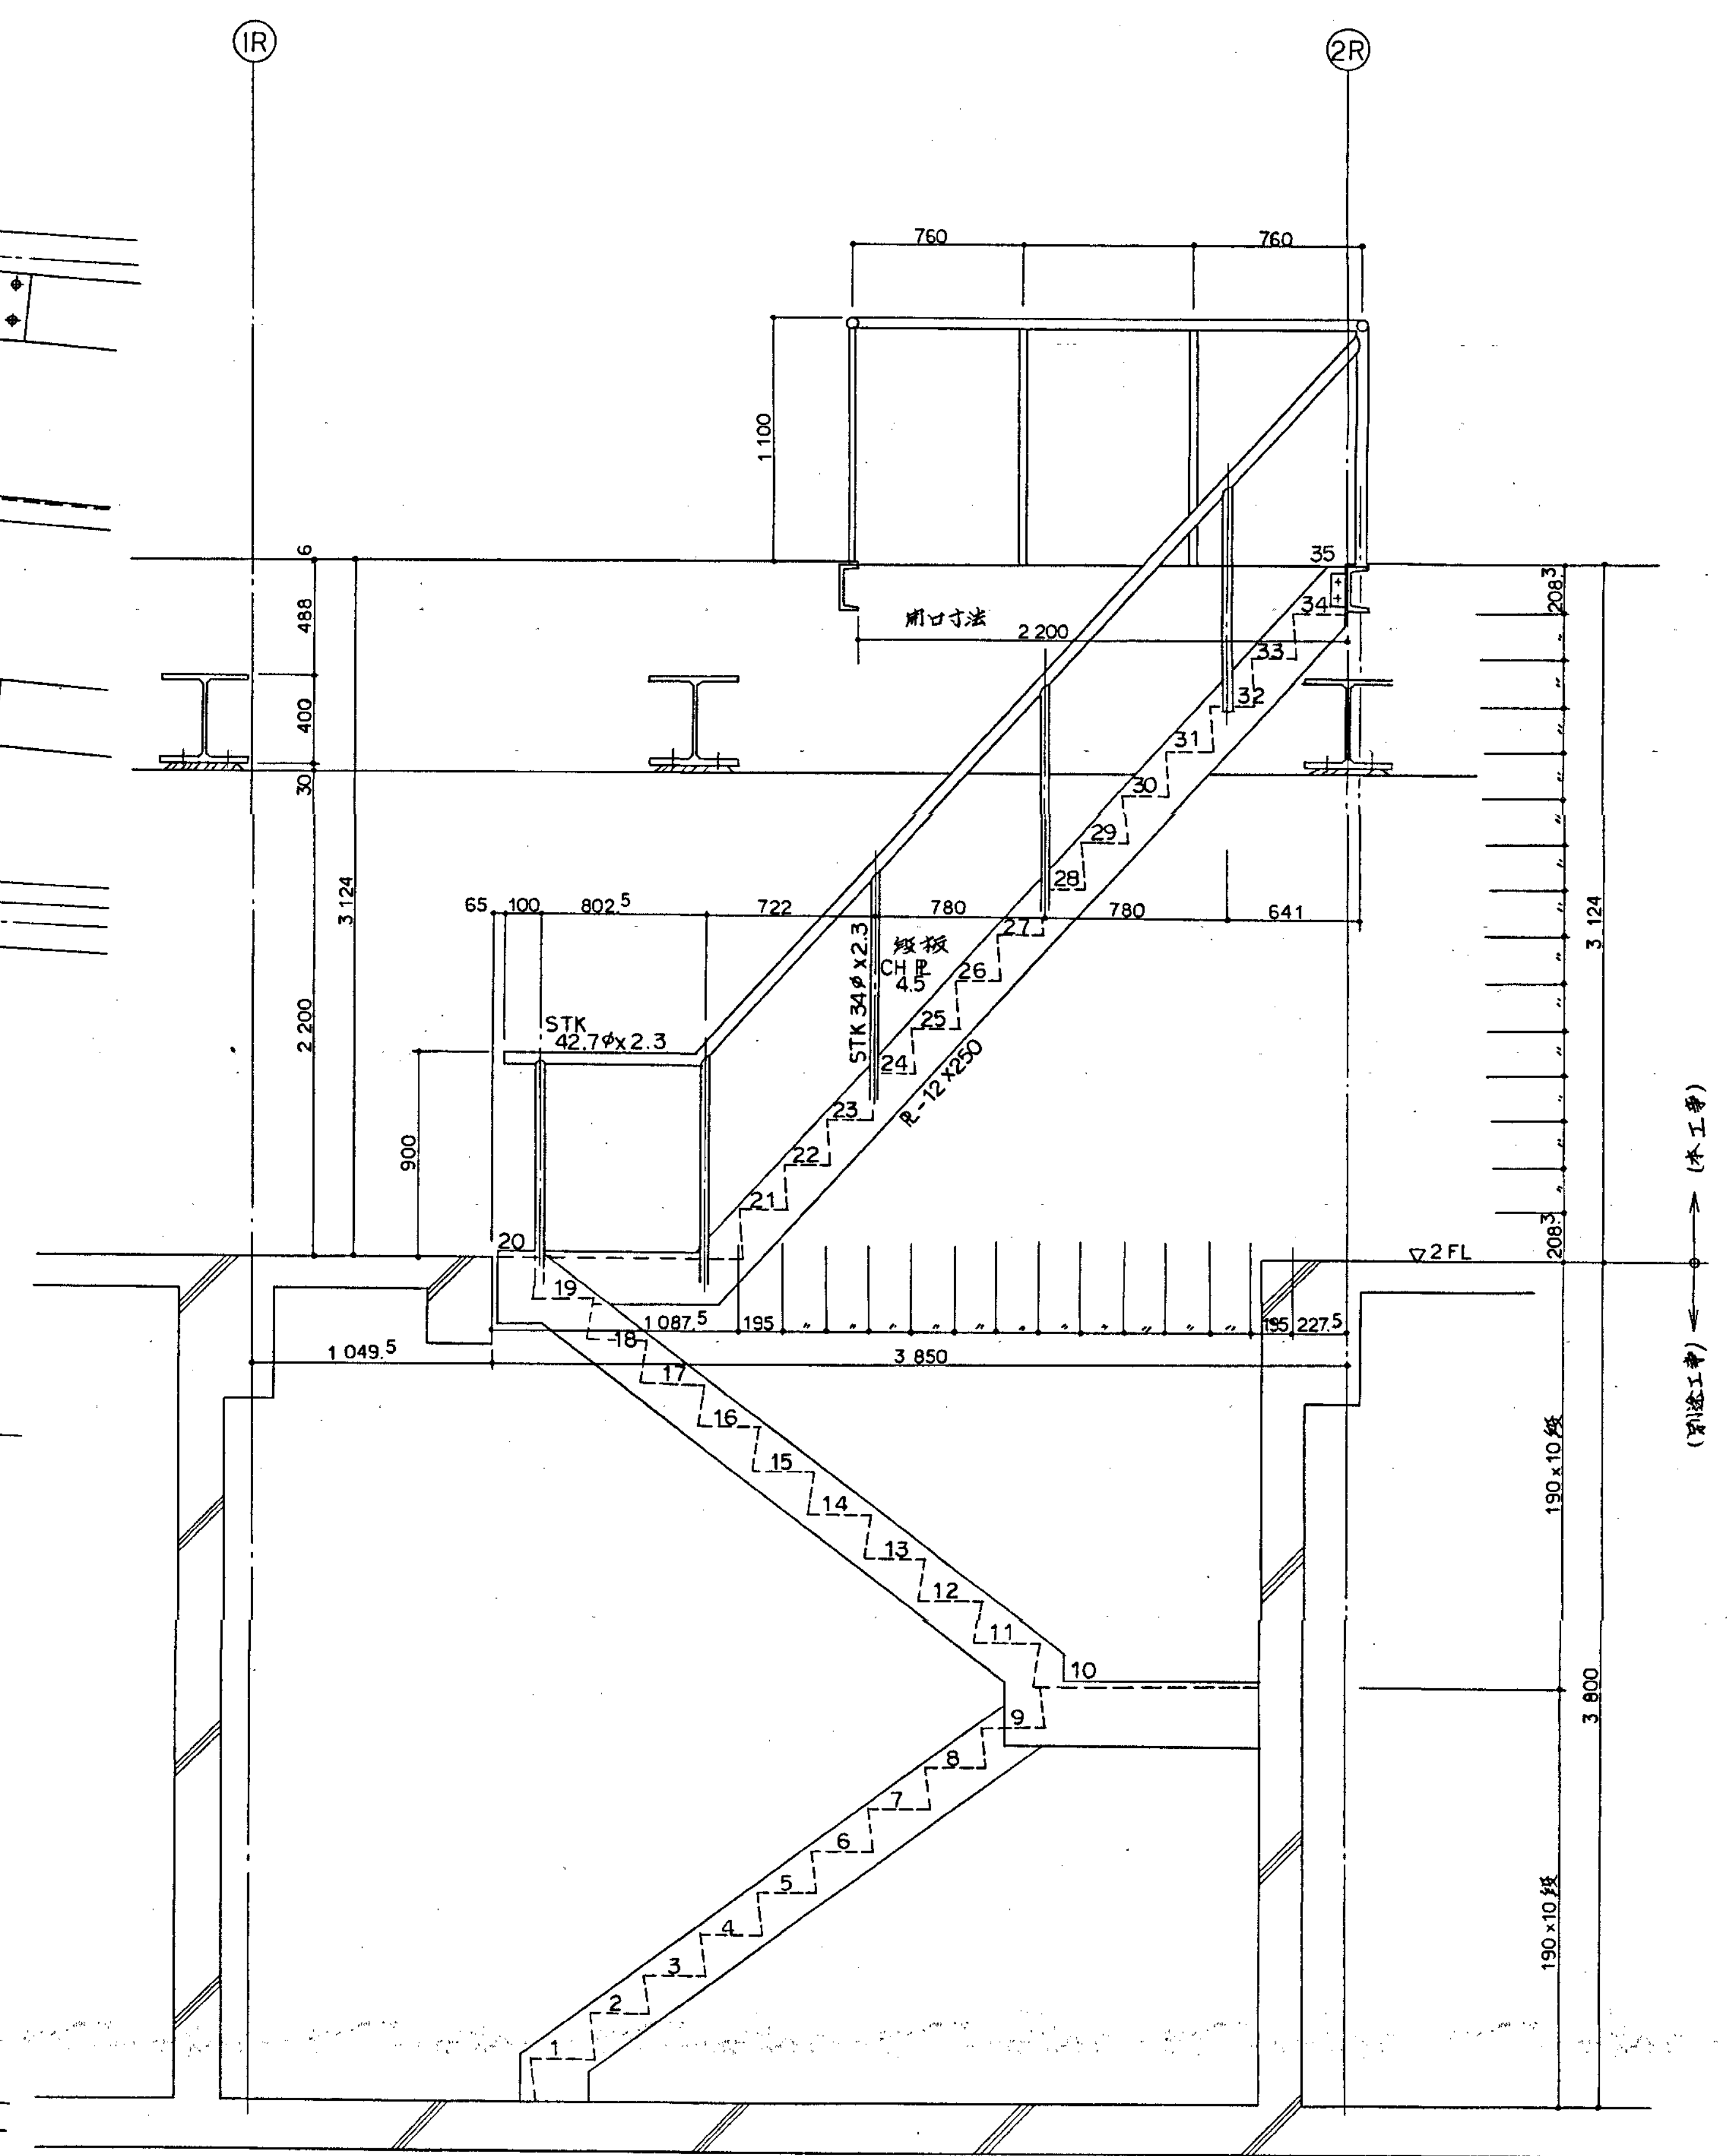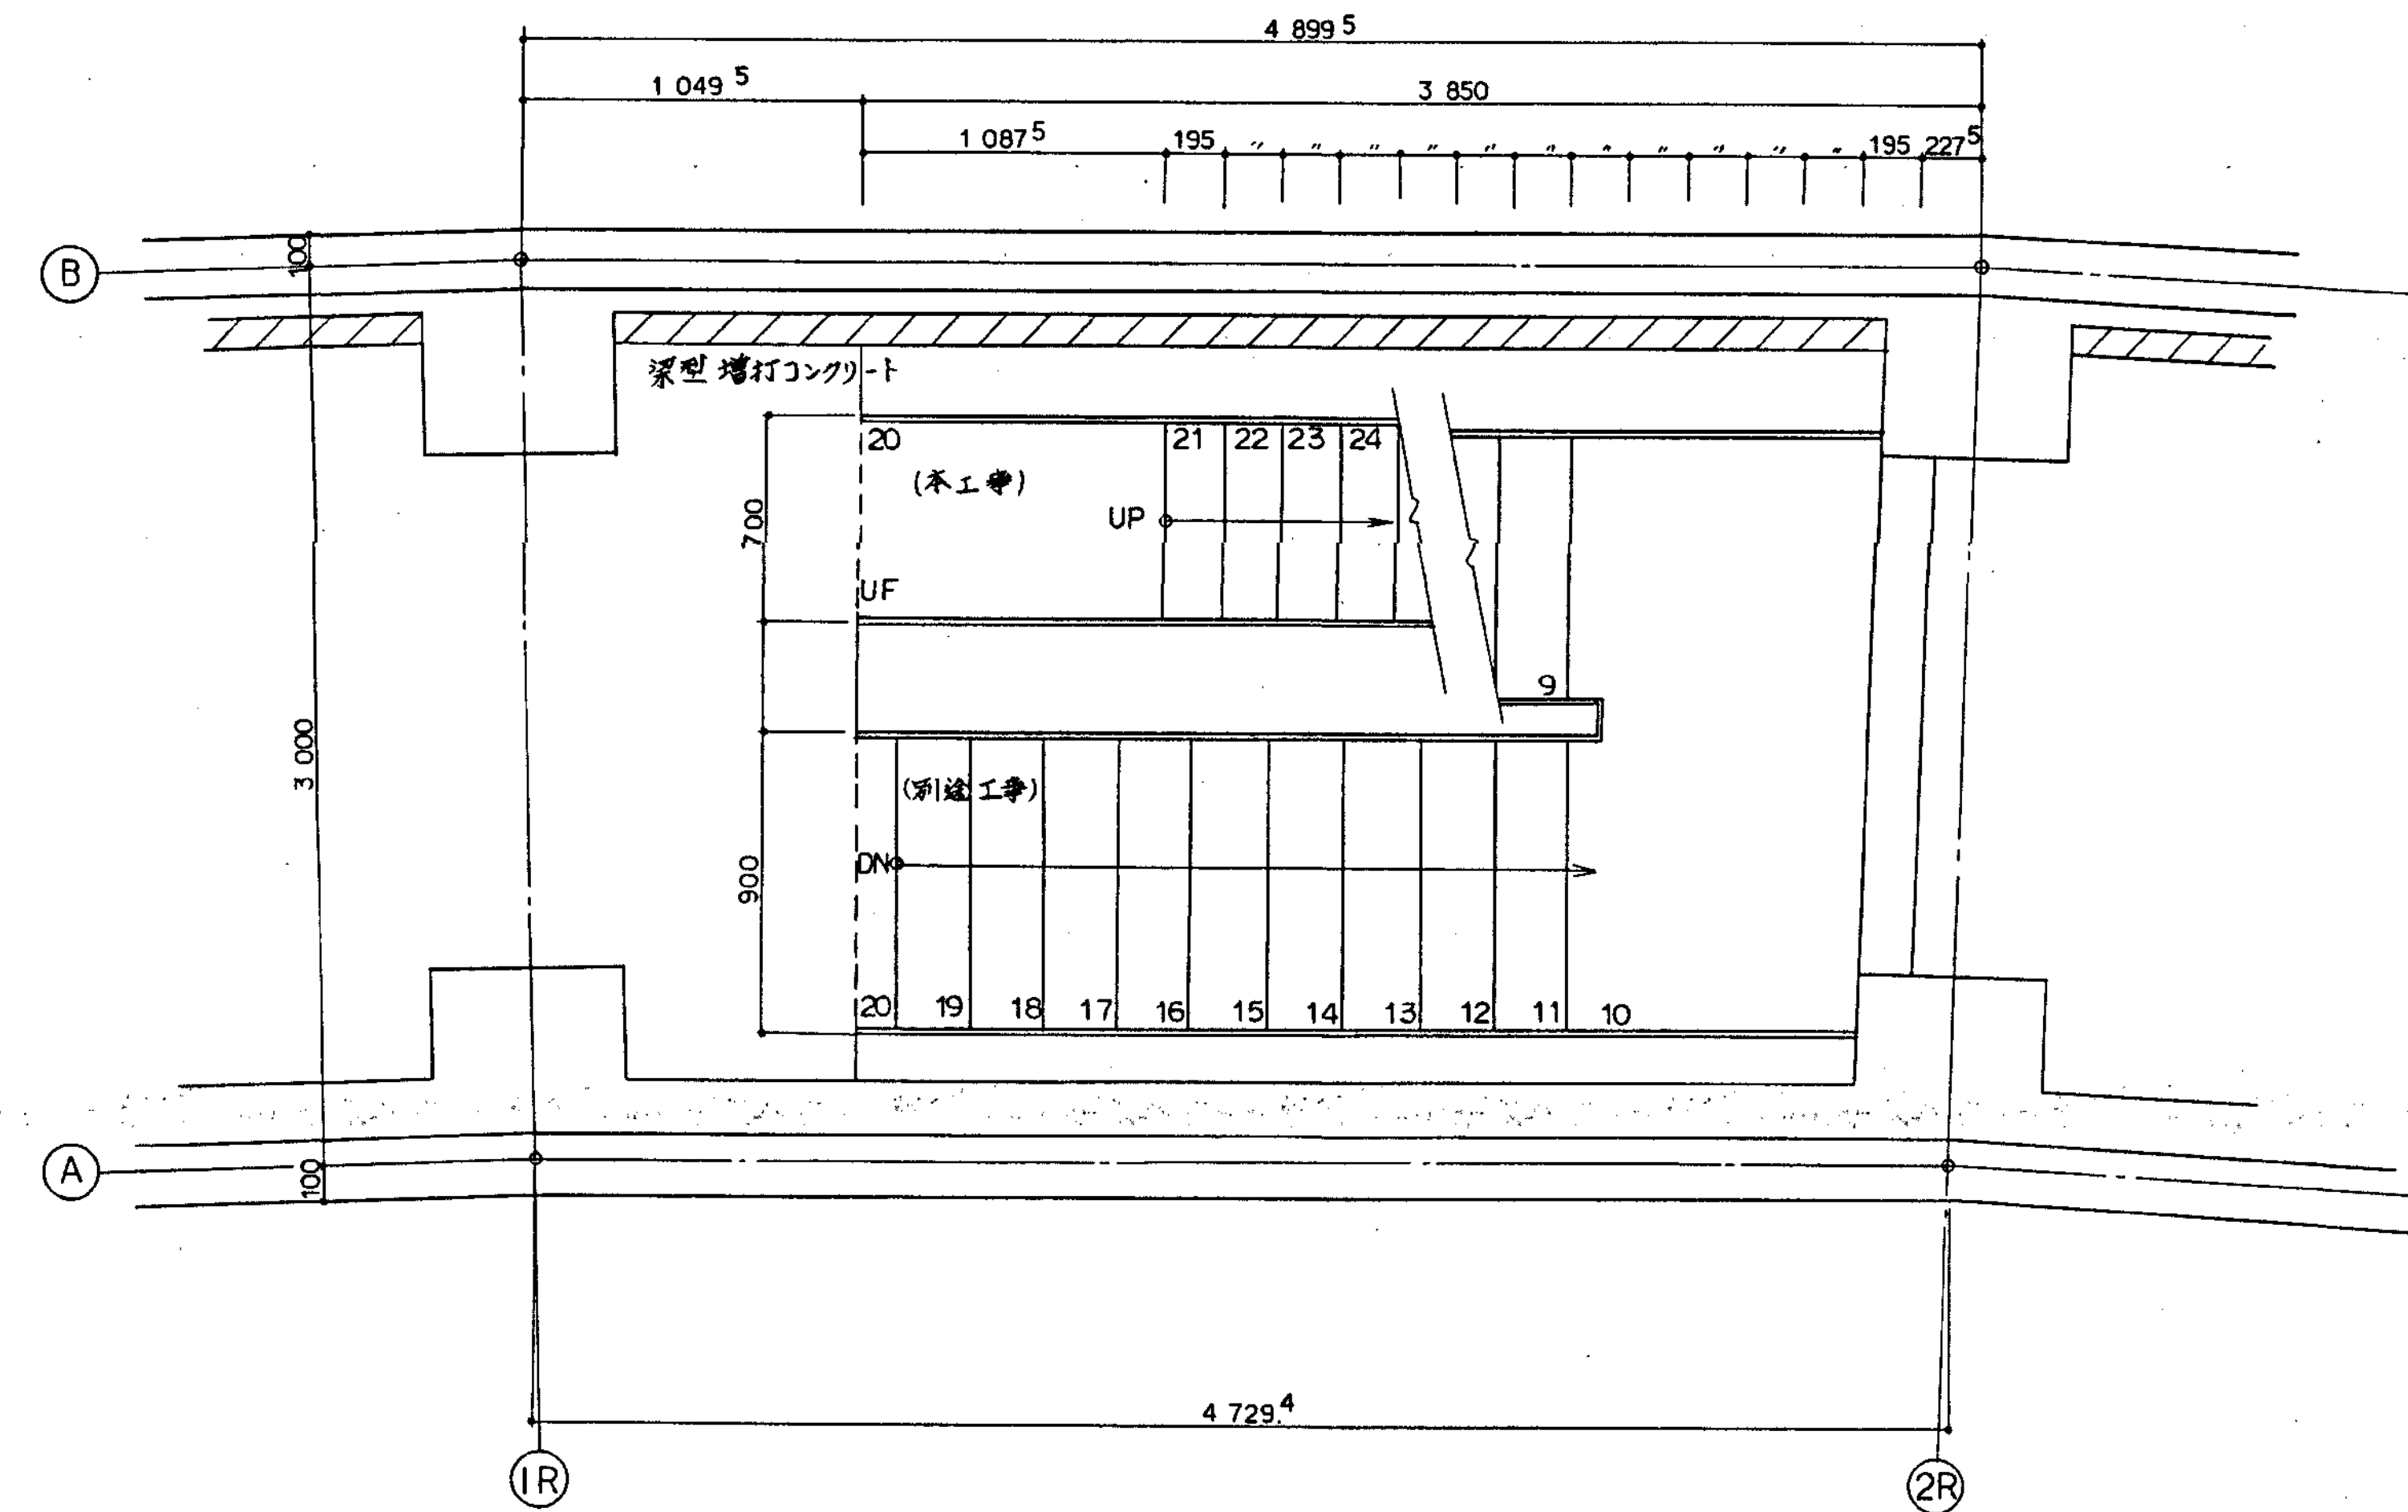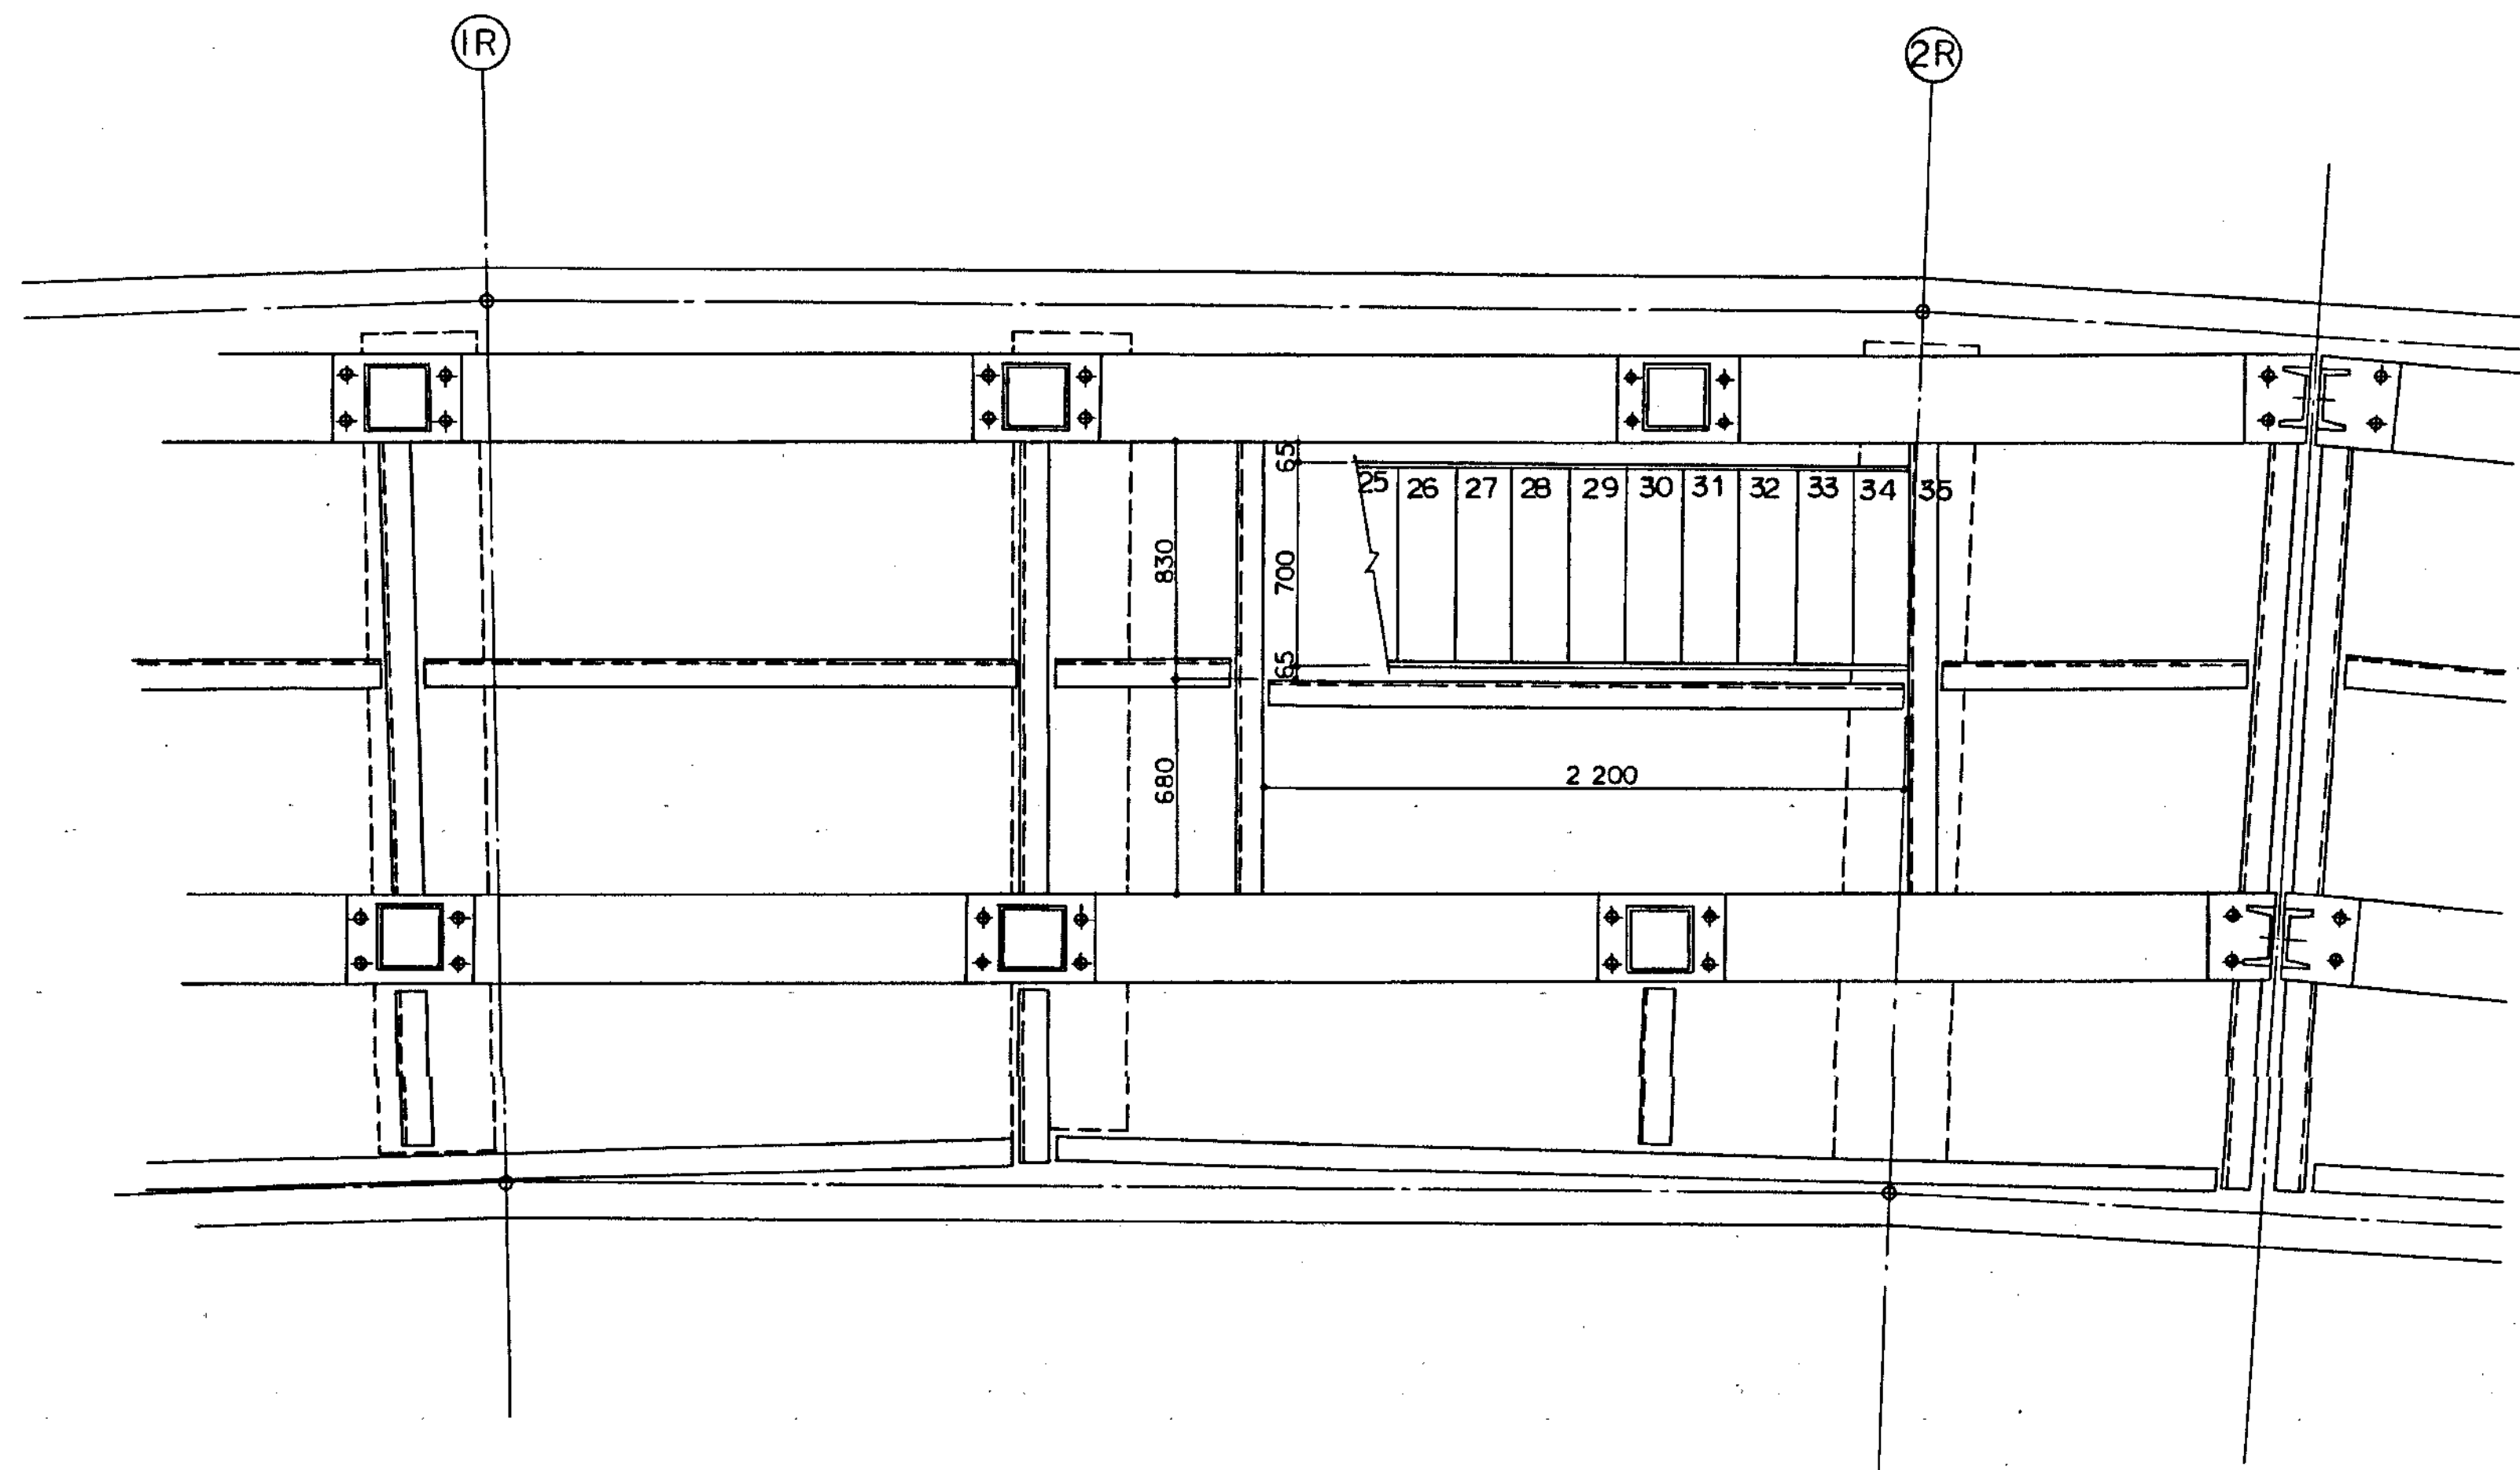

平成 年度	住宅都市整備公社 東北公園事務所	工事名称	いわき市21世紀の森公園野球場電光表示施設工事		完成図
		図面名称	1階部の階段図	縮尺 1/20	1/2 1/2